



Università degli Studi "Gabriele d'Annunzio"
- sede di Chieti

Responsabile Unico Procedimento
Arch. Giancarlo Laorenza

Via dei Vestini, 31
66100 Chieti (CH)
Tel: +39 0871.3551

Progetto Architettonico

Capogruppo:

Peia Associati s.r.l.
Arch. Giampiero Peia

con:

Arch. Gianluca Buzzelli
Arch. Claudio Angelucci



Via Cadolini, 30
20137 Milano (MI)
Tel: +39 02 6598847
Fax: +39 02 36554984
e-mail: info@peiaassociati.it

Via della Pace, 42
66026 Ortona, (CH)
Tel: +39 347 1349736
e-mail: gianluca.buzzelli69@gmail.com
e-mail: claudioangelucciark@gmail.com

Timbro e Firma



Strutture ed Antincendio

VE.MA. PROGETTI s.r.l.s.
Ing. Domenico Masciandaro
Ing. Luciano Verna



Via Tiburtina Valeria, 132
65128 Pescara (PE)
Tel: +39 331-4198523
e-mail: strutture@vernaprogetti.com

Timbro e Firma



Impianti Meccanici ed Elettrici

TEKSER s.r.l.
Ing. Guido Davoglio



Via E. Cavaglia, 3/a
20139 Milano (MI)
Tel: +39 02 5523 0766
e-mail: info@tekser.it

Timbro e Firma




Acustica e impatto ambientale

Ing. Valentina Aceto



Via Austria, n. 5
87036 Rende (CS)
Tel: +39 340 1400199
e-mail: ing.valentinaceto@gmail.com

Timbro e Firma

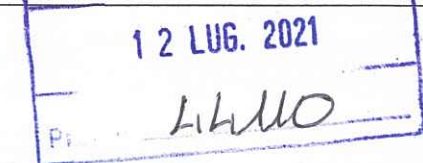

Oggetto

PERMESSO DI COSTRUIRE

REALIZZAZIONE NUOVO EDIFICIO SEGRETERIE STUDENTI
CAMPUS CHIETI E BAR/PUNTO RISTORO
Chieti (CH)

N. Tavola:


E-AN_03

Progetto Antincendio - Inquadramento generale e piante

Disegnatore: L.V.	Controllo: L.V.	Aggiornamento n°. 01	Disegno: 3
Data: 26/06/2021	Approvato: M.D.	Aggiorn. 26/06/2021	Scala: varie
			Formato: A1+




Inquadramento generale
scala 1:500

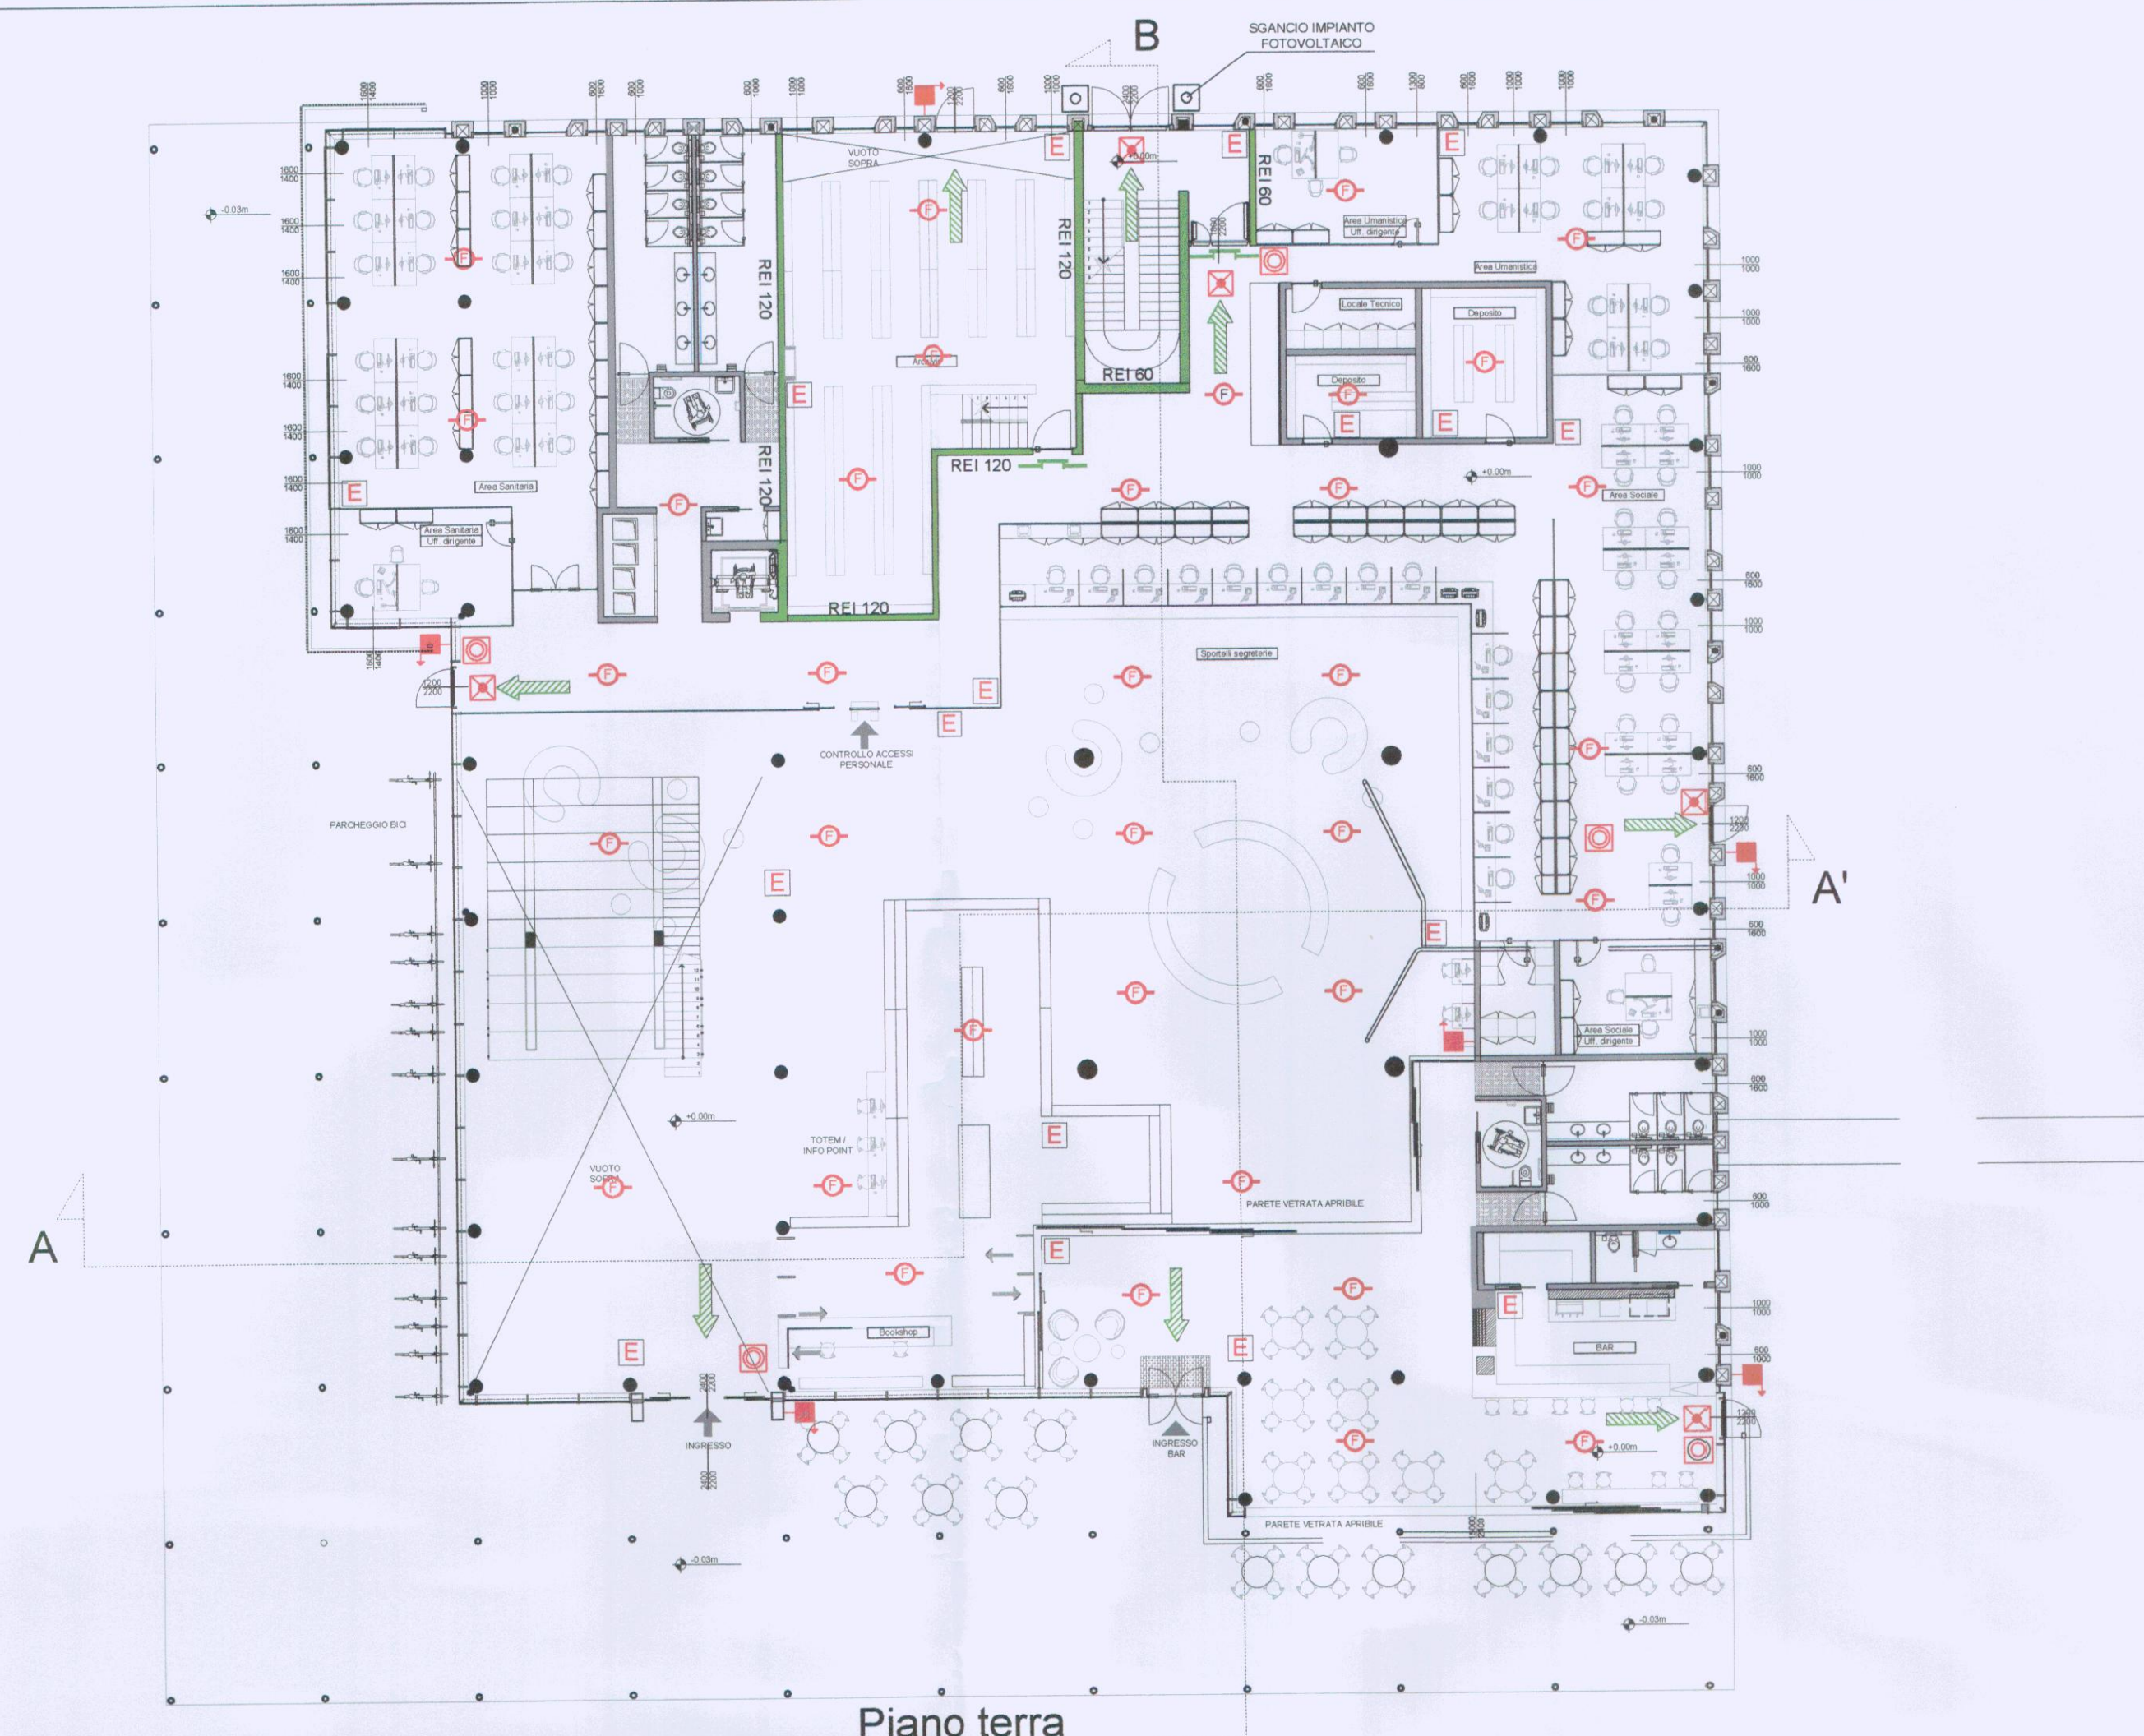

Piano terra
scala 1:200

LEGENDA ANTINCENDIO	
	ESTINTORE
	ILLUMINAZIONE DI SICUREZZA
	RILEVATORI DI FUMO
	NASPO
	ATTACCO PER MOTOPOMPA V.V.F.
	PULSANTE MANUALE DI ALLARME ANTINCENDIO
	USCITA DI SICUREZZA ORIZZONTALE
	PORTA RESISTENZA A FUOCO REI120
	PARETE RESISTENZA A FUOCO REI
	PUNTO DI RACCOLTA
	INTERRUTTORE GENERALE SGANCIO EE

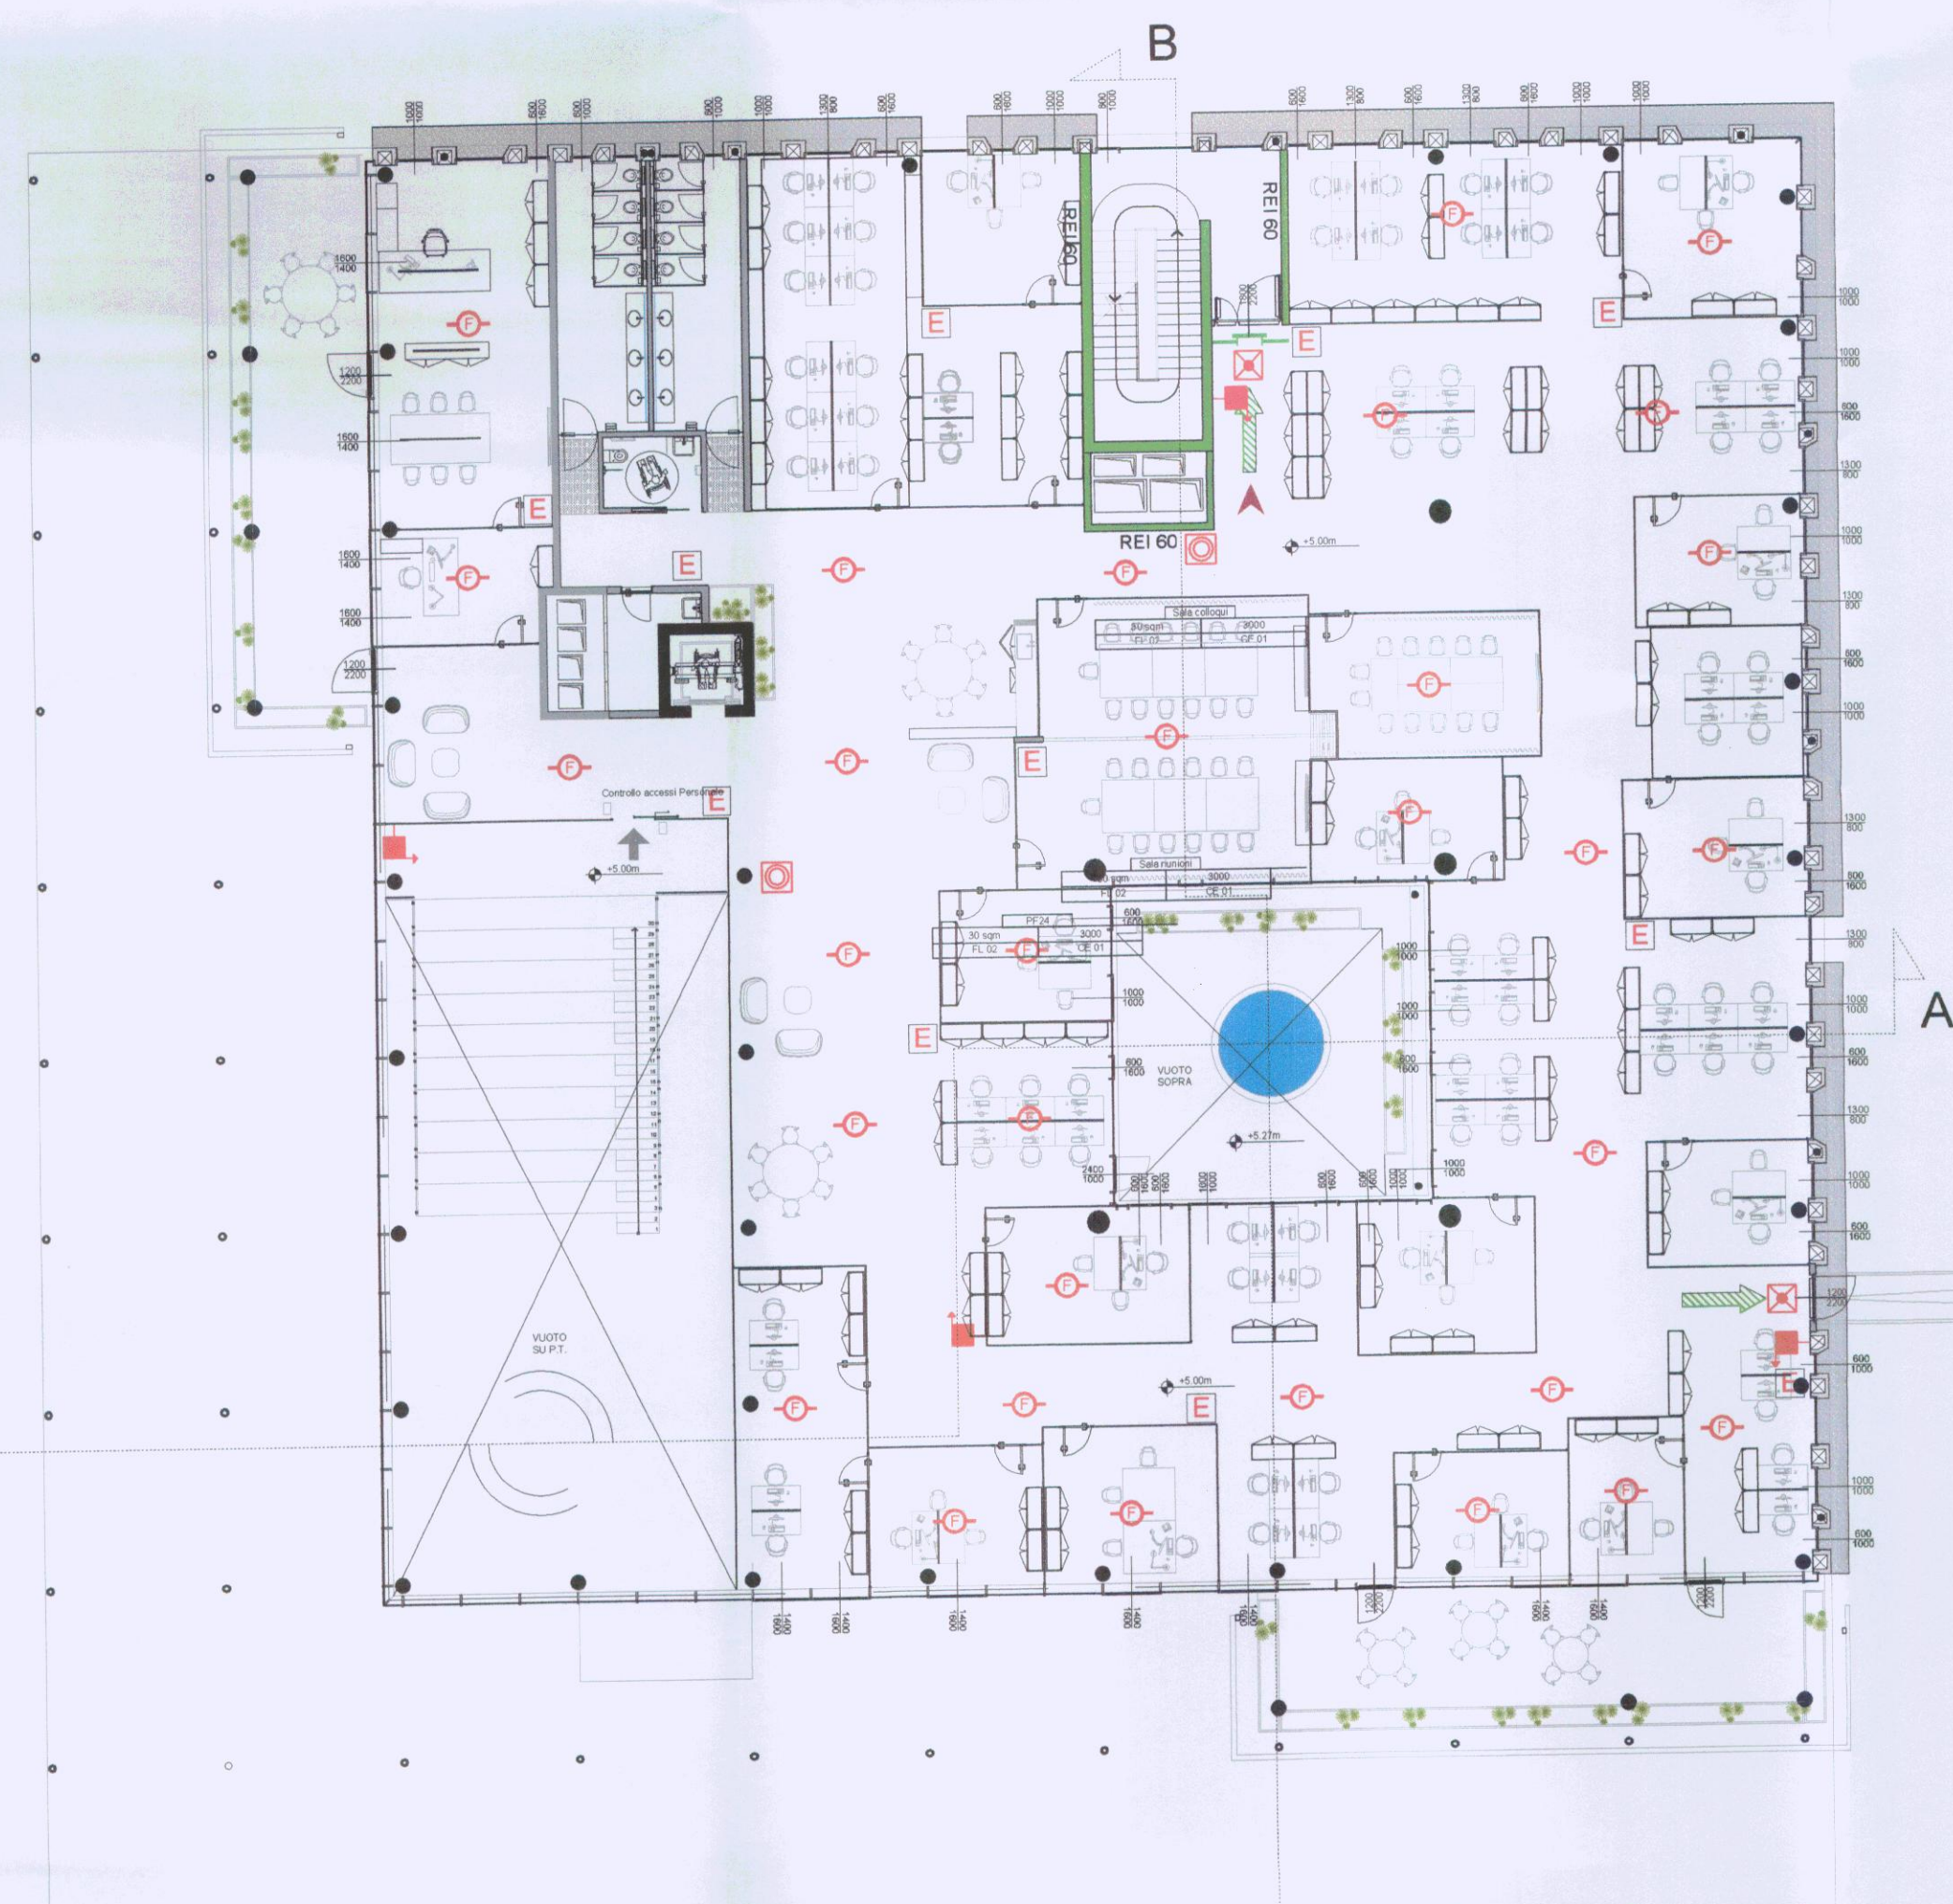

Piano primo
scala 1:200



Copertura
scala 1:200

Committente
Università degli Studi "Gabriele d'Annunzio"
- sede di Chieti

Responsabile Unico Procedimento
Arch. Giancarlo Laurenza

Progetto Architettonico
PEIA
Arch. Giampiero Peia

Capogruppo:
Peia Associati s.r.l.
Arch. Giampiero Peia

con:
Arch. Gianluca Buzzelli
Arch. Claudia Annunziata

Timbro e Firma

Via Cavour, 24
20137 Milano, Italy
Tel. +39 02 58000001
Fax +39 02 58000002
e-mail: info@peiaassociati.it

COMUNE DI CHIETI
III SETTORE
ALLEGATO AL PERMESSO DI COSTRUIRE

N° 21
Prot. 63299 del 04 OTT. 2021

IL RESPONSABILE TECNICO
Geom. G. Di Giambattista

IL DIRIGENTE DEL SETTORE
Arch. Valterio Masi

COMUNE DI CHIETI