



Università degli Studi "Gabriele d'Annunzio"
- sede di Chieti

Responsabile Unico Procedimento
Arch. Giancarlo Laurenza

Via dei Vestini, 31
66100 Chieti (CH)
Tel: +39 0871.3551

Progetto Architettonico



Capogruppo:

Peia Associati s.r.l.

Arch. Giampiero Peia

Via Cadolini, 30
20137 Milano, (MI)
Tel: +39 02 6598847
Fax: +39 02 36554984
e-mail: info@peiaassociati.it

con:

Arch. Gianluca Buzzelli

Arch. Claudio Angelucci



Via della Pace, 42
66026 Ortona, (CH)
Tel: +39 347 1349736
e-mail: gianluca.buzzelli69@gmail.com
e-mail: claudioangelucciark@gmail.com

Timbro e Firma



Strutture ed Antincendio



VE.MA. PROGETTI s.r.l.s.

Ing. Domenico Masciandaro

Via Tiburtina Valeria, 132
66128 Pescara (PE)
Tel: +39 331-4198523
e-mail: strutture@vemaprogetti.com

Timbro e Firma



Impianti Meccanici ed Elettrici



TEKSER s.r.l.

Ing. Guido Davoglio

Via E. Caviglia, 3/A
20139 Milano (MI)
Tel: +39 02 5523 0766
e-mail: info@tekser.it

Timbro e Firma

Acustica e impatto ambientale

Ing. Valentina Aceto

Via Austria, n. 6
87036 Rende (CS)
Tel: +39 340 1400199
e-mail: ing.valentinaceto@gmail.com

Timbro e Firma

Oggetto

PERMESSO DI COSTRUIRE

REALIZZAZIONE NUOVO EDIFICIO SEGRETERIE STUDENTI
CAMPUS CHIETI E BAR/PUNTO RISTORO

Chieti (CH)

Soggetto elaborati:

Pianta piano Primo arredi verde luci controsoffitti

N. Tavola:

EA_12

Disegnatore:

P.B.

Controllo:

G.P.

Aggiornamento

Disegno:

Data:

26/06/2021

Approvato:

Aggiorn.

Scala:

1:100

Formato:

A1


LEGENDA DIFFUSIONE SONORA	
SIMBOLO	DESCRIZIONE
	DIFFUSORE SONORO DA INCASSO NEL CONTROSOFFITTO
	DIFFUSORE SONORO INSTALLATO A SOSPENSIONE
	DIFFUSORE SONORO INSTALLATO A PARETE
	CAVO FTS290M16 PER COLLEGAMENTO TRA DIFFUSORI SEZIONE 2x1,5mm²
	CAVO FTS290M16 PER LINEA MONTANTE SEZIONE 2x2,5mm²

LOOP 2A PIANO PRIMO LINEA A CAVO FTS290M16 SEZ. 2x2,5mm²

LOOP 2B PIANO PRIMO LINEA B CAVO FTS290M16 SEZ. 2x2,5mm²

LOOP 1A PIANO TERRA LINEA A CAVO FTS290M16 SEZ. 2x2,5mm²

LOOP 1B PIANO TERRA LINEA B CAVO FTS290M16 SEZ. 2x2,5mm²

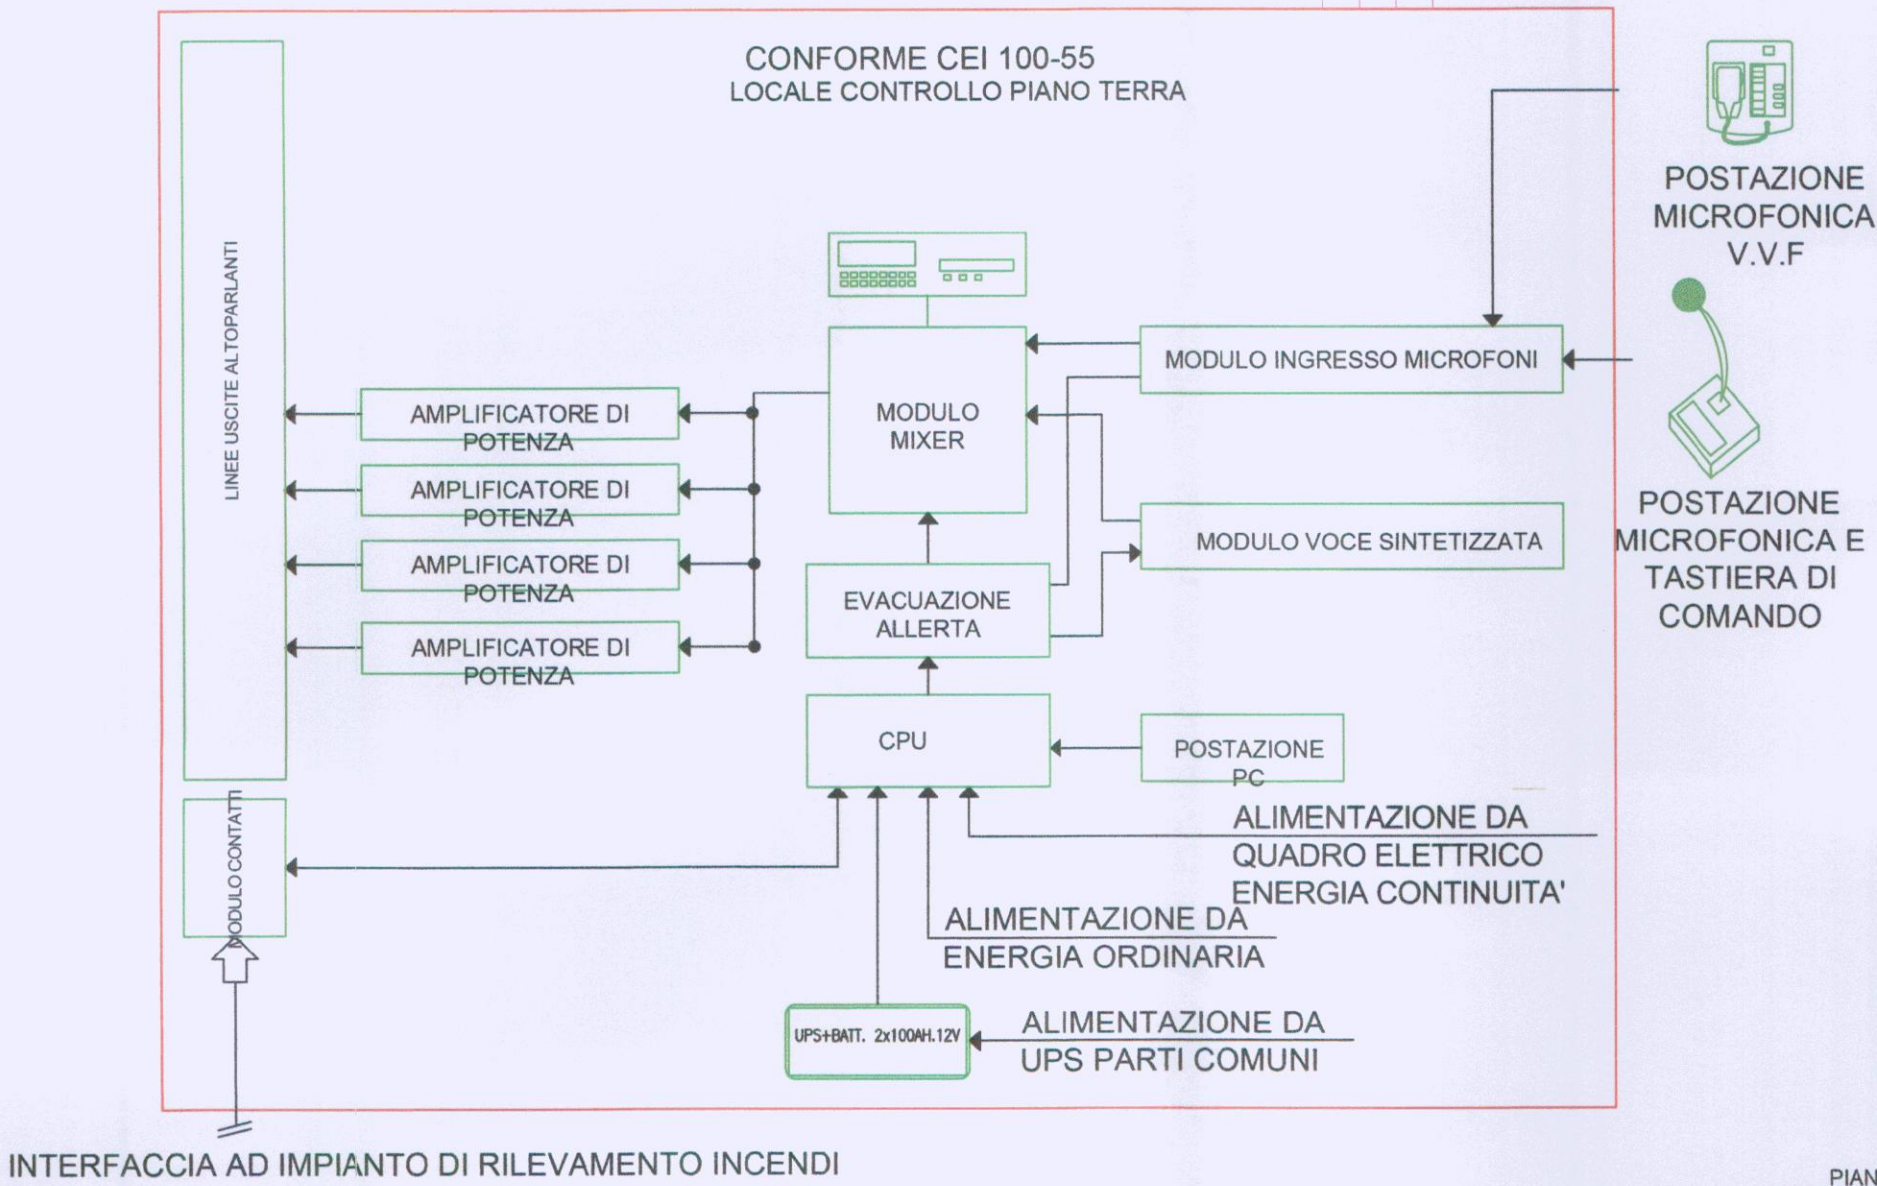

Committente

Università degli Studi "Gabriele d'Annunzio"
- sede di Chieti

Responsabile Unico Procedimento
Arch. Giancarlo Laorenza

Via del Vestini, 31
66100 Chieti (CH)
Tel. +39 0871.3551

Progetto Architettonico

PEIA

Capogruppo:
Peia Associati s.r.l.
Arch. Giampiero Peia

con:
Arch. Gianluca Buzzelli
Arch. Claudio Angelucci

Timbro e Firma

PROVINCIA DI PESCARA
N. 524
201800

PROVINCIA DI PESCARA
ARCHITETTO
CLAUDIO ANGELUCCI
sezione A

COMUNE DI CHIETI
III SETTORE
ALLEGATO AL PERMESSO DI COSTRUIRE

N° 21

Prot. 63299 del 4 OTT 2021

IL DIRIGENTE III SETTORE
Arch. Valerio Mangiotti

IL RESPONSABILE TECNICO
Geom. G. Di Giambattista