



Università degli Studi "Gabriele d'Annunzio"
- sede di Chieti

Responsabile Unico Procedimento
Arch. Giancarlo Laurenza

Via dei Vestini, 31
66100 Chieti (CH)
Tel: +39 0871.3551

Progetto Architettonico



Capogruppo:

Peia Associati s.r.l.

Arch. Giampiero Peia

Via Cadolini, 30
20137 Milano, (MI)
Tel: +39 02 6598647
Fax: +39 02 36554984
e-mail: info@peiaassociati.it

con:

Arch. Gianluca Buzzelli

Arch. Claudio Angelucci

Via della Pace, 42
66026 Ortona, (CH)
Tel: +39 347 1349736
e-mail: gianluca.buzzelli69@gmail.com
e-mail: claudioangelucciark@gmail.com

Timbro e Firma




Strutture ed Antincendio



VE.MA. PROGETTI s.r.l.s.

Ing. Domenico Masciandaro

Via Tiburtina Valeria, 132
65128 Pescara (PE)
Tel: +39 331-4198523
e-mail: strutture@vemaprogetti.com

Timbro e Firma

Firmato digitalmente da

Impianti Meccanici ed Elettrici



TEKSER s.r.l.

Ing. Guido Davoglio

Via E. Caviglia, 3/a
20139 Milano (MI)
Tel: +39 02 5523 0766
e-mail: info@tekser.it

Timbro e Firma

GUIDO DAVOGLIO
O = Ordine degli
Ingegneri della
Provincia di Lodi
T = Ingegnere
C = IT

Acustica e impatto ambientale

Ing. Valentina Aceto

Via Austria, n. 6
87036 Rende (CS)
Tel: +39 340 1400199
e-mail: ing.valentinaceto@gmail.com

Timbro e Firma



Oggetto

PERMESSO DI COSTRUIRE

REALIZZAZIONE NUOVO EDIFICIO SEGRETERIE STUDENTI
CAMPUS CHIETI E BAR/PUNTO RISTORO

Chieti (CH)

Soggetto elaborati:

IMPIANTO ELETTRICO - MESSA A TERRA

N. Tavola:

IE 20

Disegnatore:

LA

Controllo:

RD

Aggiornamento

n°00

Disegno:

21000-IE-020

Data:

26/06/2021

Approvato:

RB

Aggiorn.


26/06/2021

Scala:

1:100

Formato:

A0

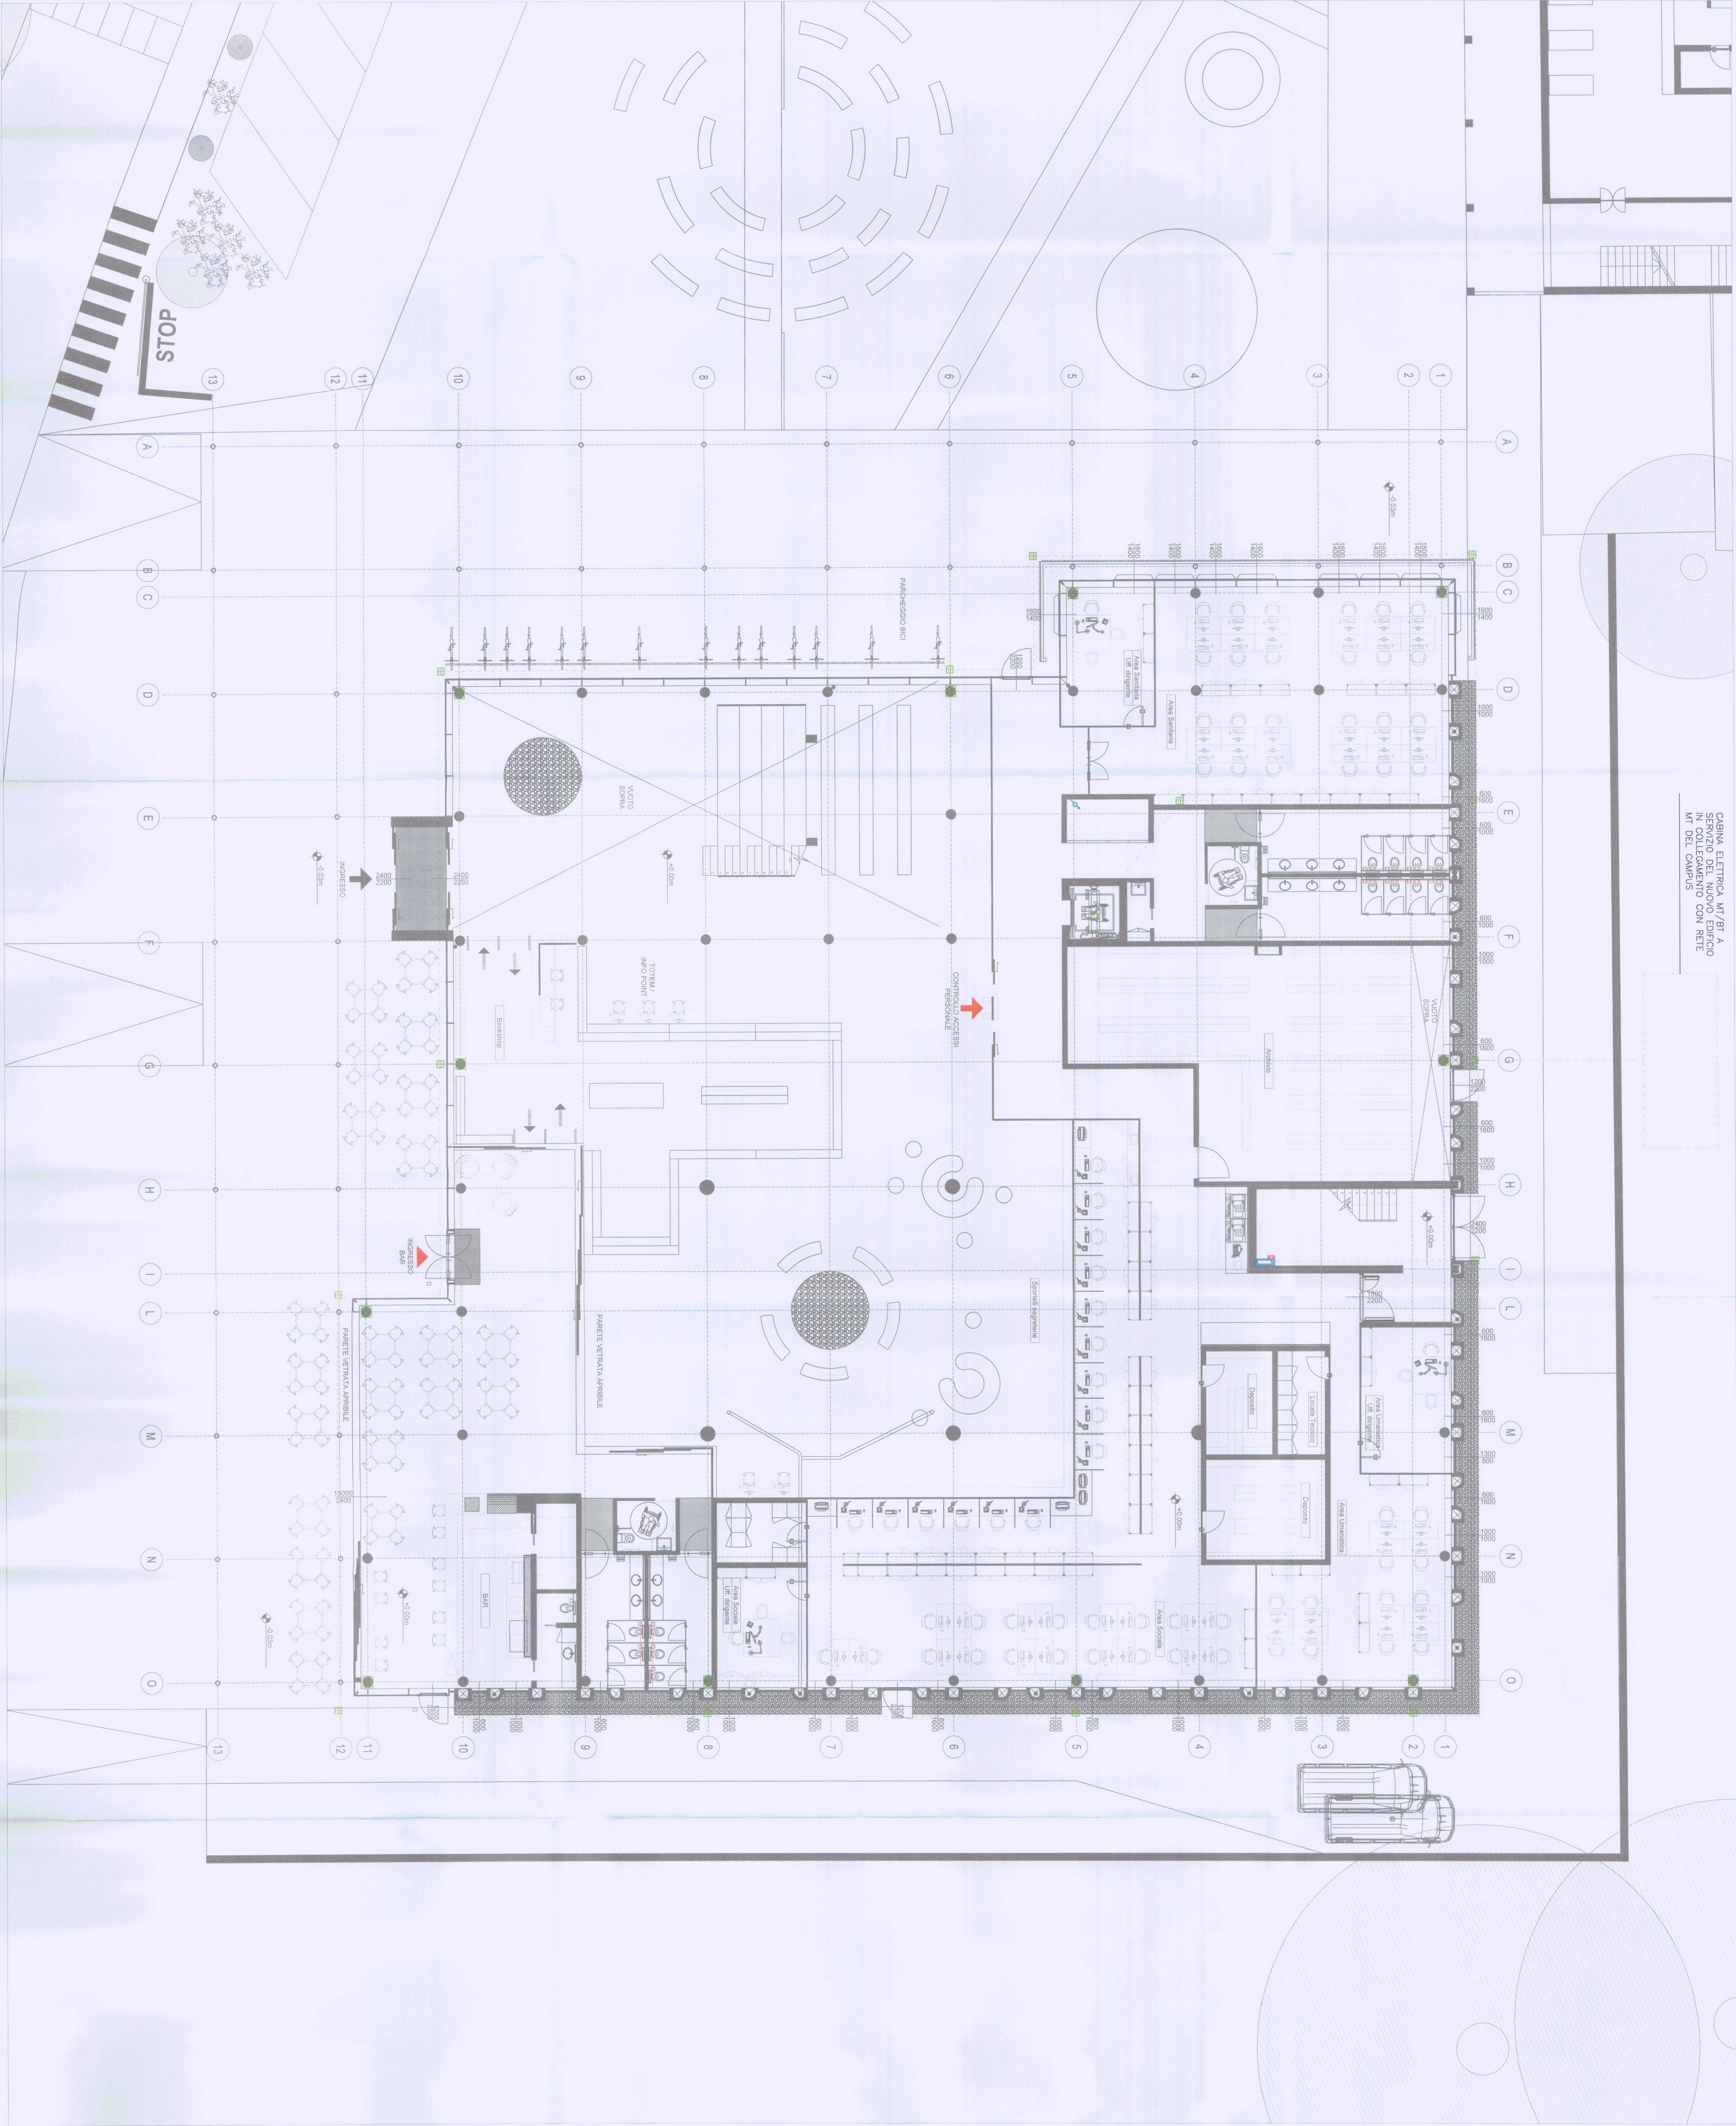

CABINA ELETTRICA MT/BT A
CANTIERE DI MONTAGNA
IN COLLEGAMENTO CON RETE
MT DEL CAMPUS

LEGENDA IMPIANTO DI TERRA E DISTRIBUZIONE PRINCIPALE	
SIMBOLO	DESCRIZIONE
	CORDE DI RAME NACA SEZ. 70mm
	PROGETTO IMPIANTO ELETTRICO CON PROGETTO
	COLLEGAMENTO AI FERRI DI ARMATURA/ALTRI
	INTERCONNESSIONE
	BARRA COLLETTORIE DI TERRA
	MONTANTE ELETTRICO
	QUADRO ELETTRICO

Università degli Studi "Gabriele d'Annunzio"
- sede di Chieti

Progetto Architettonico
PEIR
Arch. Gianpiero Pais

Comune di CHIETI
IN SERVIZIO DI
ALTERNATIVE TECNICHE E COSTRUTIVE

Responsabile Unico Procedimento
Arch. Gianpiero Pais

Progetto Elettrico
PEIR
Arch. Gianpiero Pais

Comune di CHIETI
IN SERVIZIO DI
ALTERNATIVE TECNICHE E COSTRUTIVE

Responsabile Unico Procedimento
Arch. Gianpiero Pais

Progetto Elettrico
PEIR
Arch. Gianpiero Pais

Comune di CHIETI
IN SERVIZIO DI
ALTERNATIVE TECNICHE E COSTRUTIVE

Responsabile Unico Procedimento
Arch. Gianpiero Pais

Progetto Elettrico
PEIR
Arch. Gianpiero Pais

IL RESPONSABILE TECNICO
Gianpiero Pais
Arch. Gianpiero Pais
Pella Facciolacci s.r.l.
Via V. Veneto, 10
00187 Roma (RM)
Tel. +39 06 71 15 011