



Università degli Studi "Gabriele d'Annunzio"
- sede di Chieti

Responsabile Unico Procedimento
Arch. Giancarlo Laorenza

Via dei Vestini, 31
66100 Chieti (CH)
Tel: +39 0871.3551

Progetto Architettonico



Capogruppo:

Peia Associati s.r.l.
Arch. Giampiero Peia

Via Cadolini, 30
20137 Milano (MI)
Tel: +39 02 6598647
Fax: +39 02 36554984
e-mail: info@peiaassociati.it

con:

Arch. Gianluca Buzzelli
Arch. Claudio Angelucci



Via della Pace, 42
66026 Ortona (CH)
Tel: +39 347 1349736
e-mail: gianluca.buzzelli69@gmail.com
e-mail: claudioangelucciark@gmail.com

Timbro e Firma




Strutture ed Antincendio



VE.MA. PROGETTI s.r.l.s.

Ing. Domenico Masciandaro

Via Tiburtina Valeria, 132
65128 Pescara (PE)
Tel: +39 331-4198523
e-mail: strutture@venaprogetti.com

Timbro e Firma

Impianti Meccanici ed Elettrici



TEKSER s.r.l.

Ing. Guido Davoglio

Via E. Cavaglia, 3/a
20139 Milano (MI)
Tel: +39 02 5523 0766
e-mail: info@tekser.it

Timbro e Firma

Firmato digitalmente da

GUIDO DAVOGLIO

O = Ordine degli Ingegneri della
Provincia di Lodi
T = Ingegnere
C = IT

Acustica e impatto ambientale

Ing. Valentina Aceto

Via Austria, n. 6
87036 Rende (CS)
Tel: +39 340 1400199
e-mail: ing.valentinaceto@gmail.com

Timbro e Firma



Oggetto

PERMESSO DI COSTRUIRE

**REALIZZAZIONE NUOVO EDIFICIO SEGRETERIE STUDENTI
CAMPUS CHIETI E BAR/PUNTO RISTORO**

Chieti (CH)

Soggetto elaborati:

**IMPIANTO ELETTRICO - ILLUMINAZIONE
PIANO TERRA**

N. Tavola:

IE 21

Disegnatore:

LA

Controllo:

RD

Aggiornamento

n°00

Disegno:

21000-IE-021

Data:

26/06/2021

Approvato:

RB

Aggiorn.

26/06/2021


Scala:

1:100

Formato:

A0

LEGENDA ILLUMINAZIONE	
SIMBOLO	DESCRIZIONE
x	PUNTO LUCE A SOFFITTO
+	PUNTO LUCE A PARETE
•	PULSANTE
ⓑ	PULSANTE STAGNO
ⓓ	INTERUTTORE STAGNO
ⓔ	SENSORE DI RINVIAMENTO PRESENZA
ⓕ	IDENTIFICATIVO LAMPADA DI EMERGENZA
ⓖ	APPARECCHIO ILLUMINANTE STAGNO 33W LED
ⓗ	APPARECCHIO DI EMERGENZA A BANDIERA AUTONOMI CON LUNIFICAZIONE DELLA VIA DESOIO MONTATO A SOFFITTO AUTONOMIA 1h

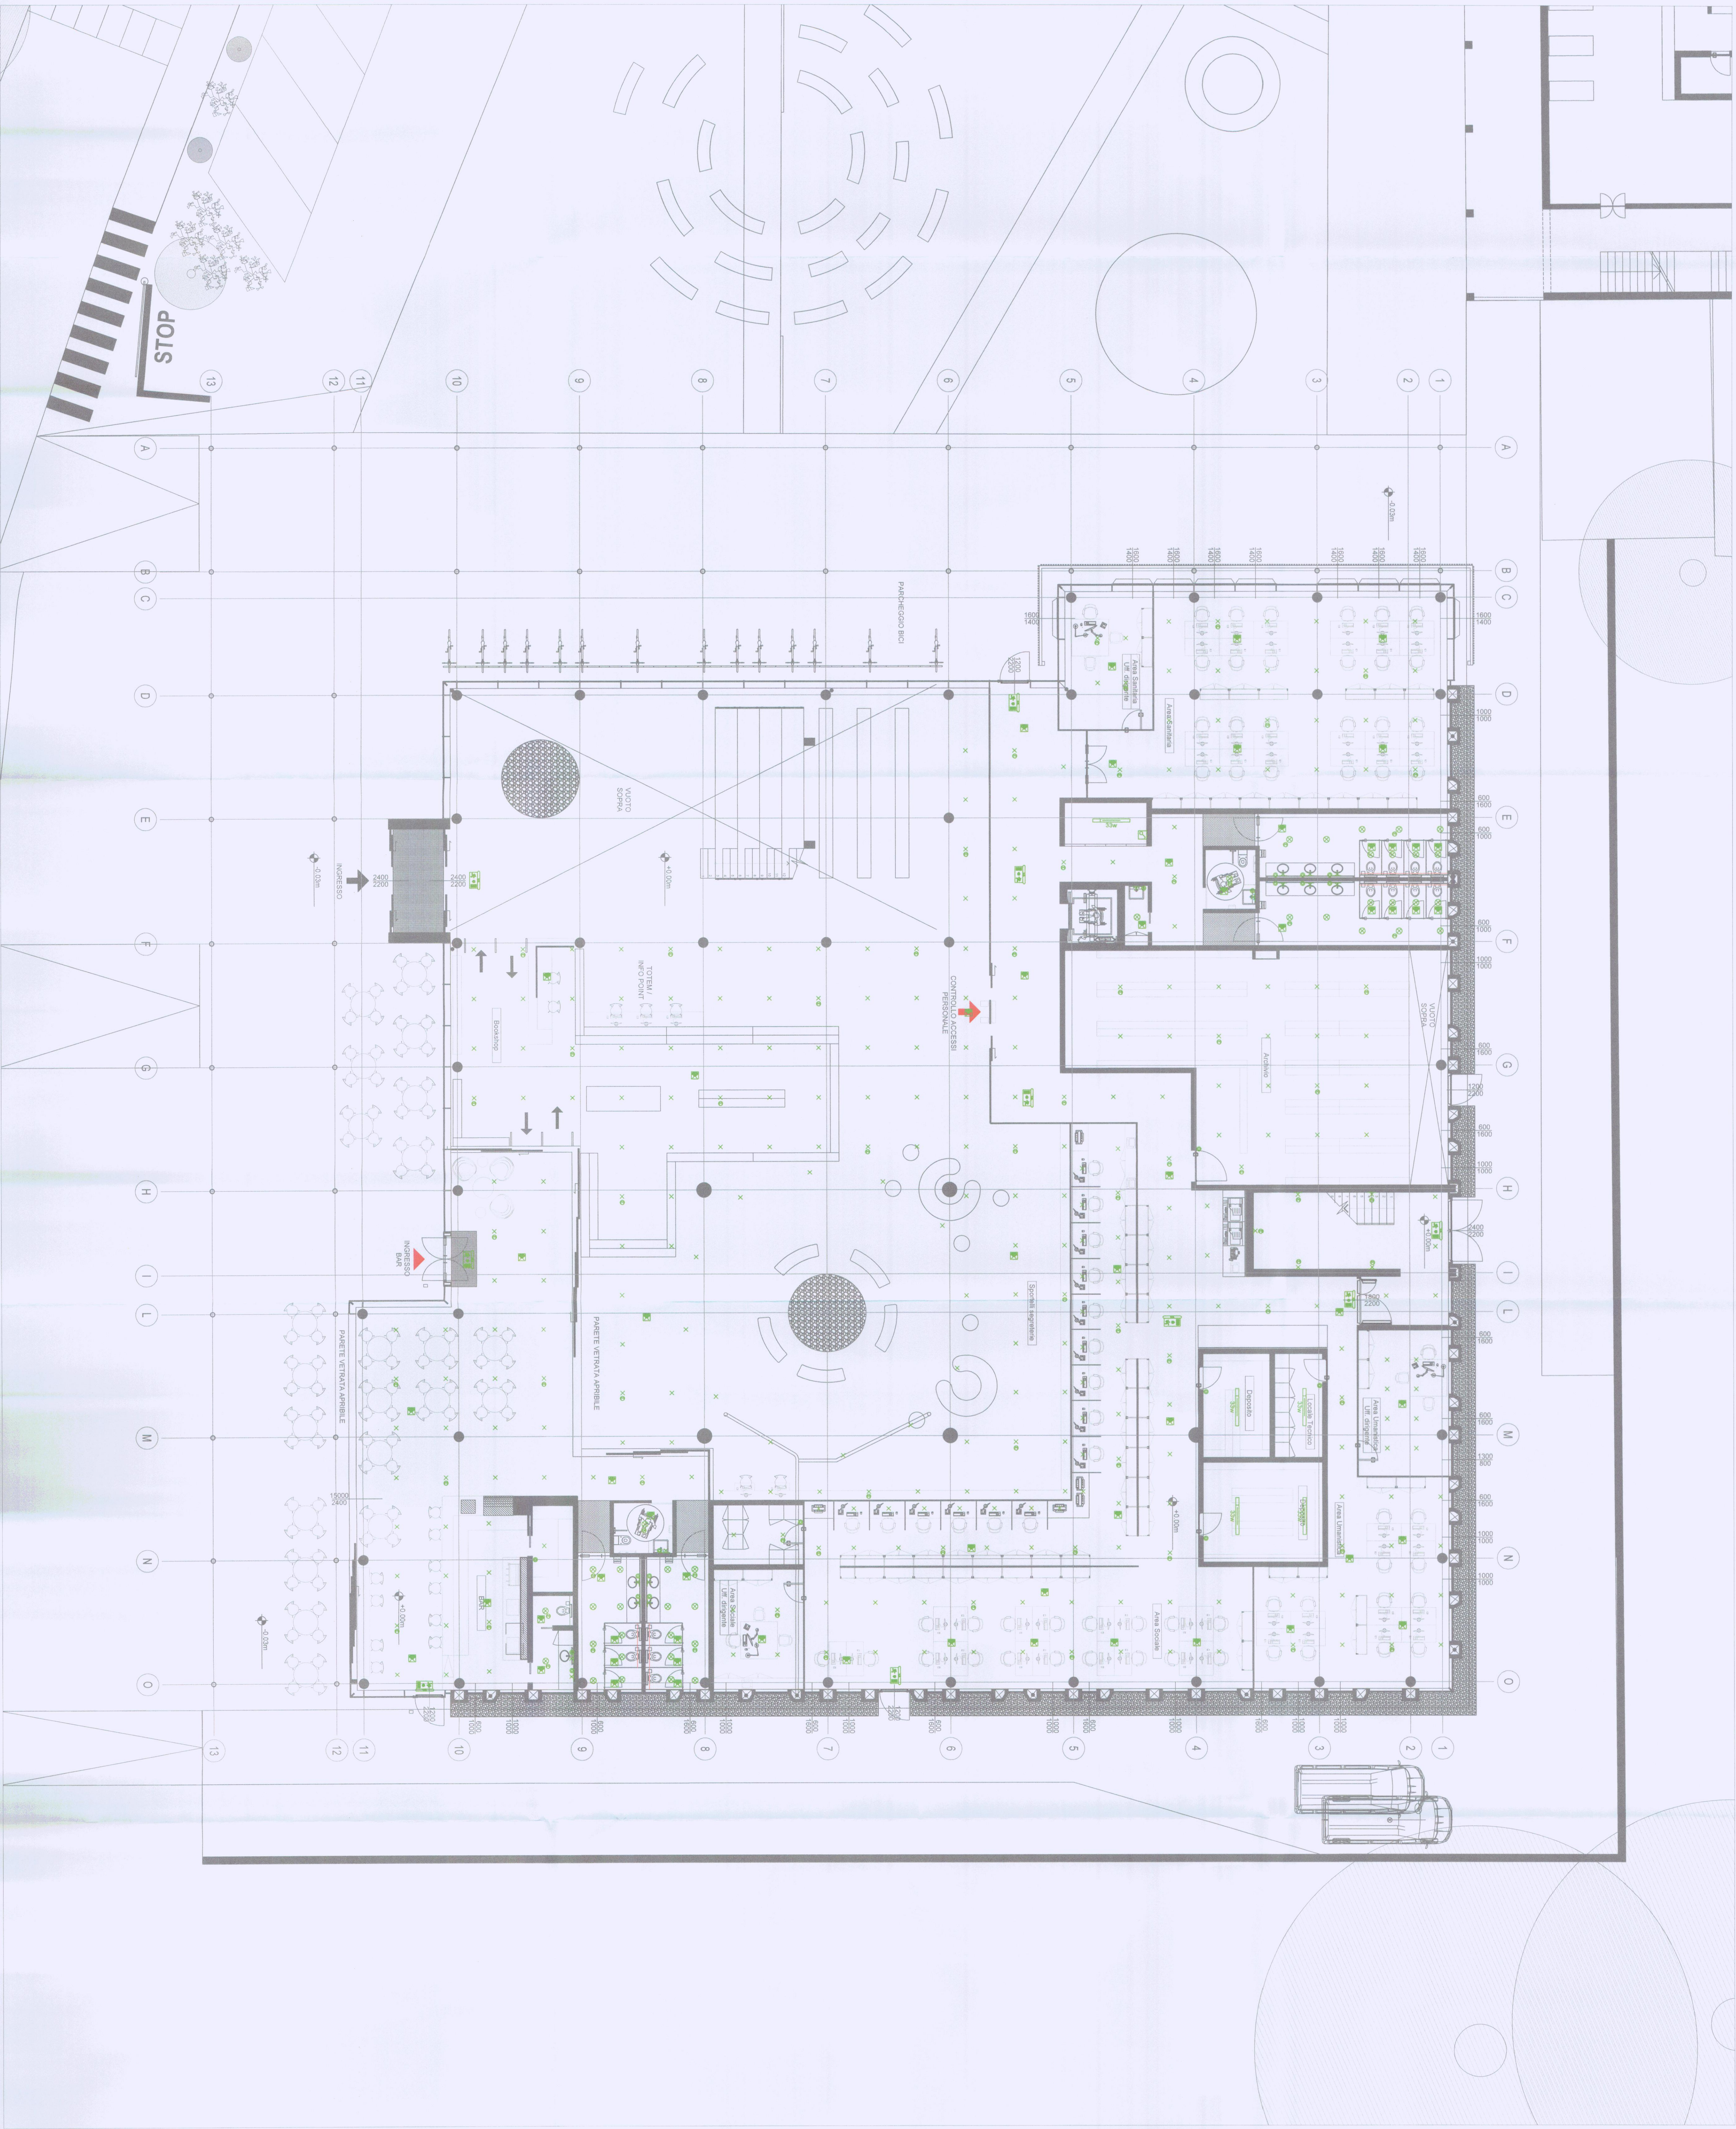

Comune di Chieti
Università degli Studi "Gabriele d'Annunzio"
- sede di Chieti
Responsabile Unico Procedimento
Arch. Giancarlo Palla
Via dei Veneri, 31
Tel. +39 0871 10011

Progettazione
Pala Rascolli s.r.l.
Arch. Giancarlo Palla
Via dei Veneri, 31
Tel. +39 0871 10011

Comune di Chieti
Ufficio di Settore
N° 21
ALESSANDRO, PERSICIC, ASTORRE
Pr. 6.288
N° 4.071, 2021
Il RESPONSABILE TECNICO
Giovanni C. di Chieti