



Università degli Studi "Gabriele d'Annunzio"
- sede di Chieti

Responsabile Unico Procedimento
Arch. Giancarlo Laorenza

Via dei Vestini, 31
66100 Chieti (CH)
Tel: +39 0871.3551

Progetto Architettonico



Capogruppo:
Peia Associati s.r.l.
Arch. Giampiero Peia

Via Cadolini, 30
20137 Milano, (MI)
Tel: +39 02 6598647
Fax: +39 02 36554984
e-mail: info@peiaassociati.it

con:

Arch. Gianluca Buzzelli
Arch. Claudio Angelucci



Via della Pace, 42
66026 Ortona, (CH)
Tel: +39 347 1349736
e-mail: gianluca.buzzelli69@gmail.com
e-mail: claudioangelucciark@gmail.com

Timbro e Firma




Strutture ed Antincendio



VE.MA. PROGETTI s.r.l.s.

Ing. Domenico Masciandaro

Via Tiburtina Valeria, 132
65128 Pescara (PE)
Tel: +39 331-4198523
e-mail: strutture@vemaprogetti.com

Timbro e Firma

Impianti Meccanici ed Elettrici



TEKSER s.r.l.

Ing. Guido Davoglio

Via E. Caviglia, 3/a
20139 Milano (MI)
Tel: +39 02 5523 0766
e-mail: info@tekser.it

Timbro e Firma

Firmato digitalmente da

GUIDO DAVOGLIO

O = Ordine degli
Ingegneri della
Provincia di Lodi
T = Ingegnere
C = IT

Acustica e impatto ambientale

Ing. Valentina Aceto

Via Austria, n. 6
87036 Rende (CS)
Tel: +39 340 1400199
e-mail: ing.valentinaceto@gmail.com

Timbro e Firma



Oggetto

PERMESSO DI COSTRUIRE

**REALIZZAZIONE NUOVO EDIFICIO SEGRETERIE STUDENTI
CAMPUS CHIETI E BAR/PUNTO RISTORO**

Chieti (CH)

Soggetto elaborati:

**IMPIANTI SPECIALI
PIANO PRIMO**

N. Tavola:

IE 41

Disegnatore:

LA

Controllo:

RD

Aggiornamento

n°00

Disegno:

21000-IE-041

Data:

26/06/2021

Approvato:

Aggiorn.

26/06/2021

Scala:

1:100


Formato:

A0

- CA RILEVATORE OTTICO DI FUMO INSTALLATO IN AMBIENTE
- CC RILEVATORE OTTICO DI FUMO INSTALLATO NEL CONTROSOFFITTO
- T RILEVATORE TERMOCOULOMETRICO
- MC CENTRALE RILEVAZIONE INCENDI
- PI Pulsante manuale di allarme incendio
- POA Pannello ottico acustico
- MODULO A 1 INCERESO E 1 USCITA
- CANALINA CAVI IMPIANTI SPECIALI 300x100

IMPIANTO DI DIFFUSIONE SONORA

- DIFFUSORE SONORO INSTALLATO A PARETE
- DIFFUSORE SONORO DA INCASSO
- DIFFUSORE SONORO INSTALLATO A SOSPENSIONE
- CENTRALE DIFFUSIONE SONORA CON BASE MICROFONICA PER CANTIERA VVF
- BASE MICROFONICA

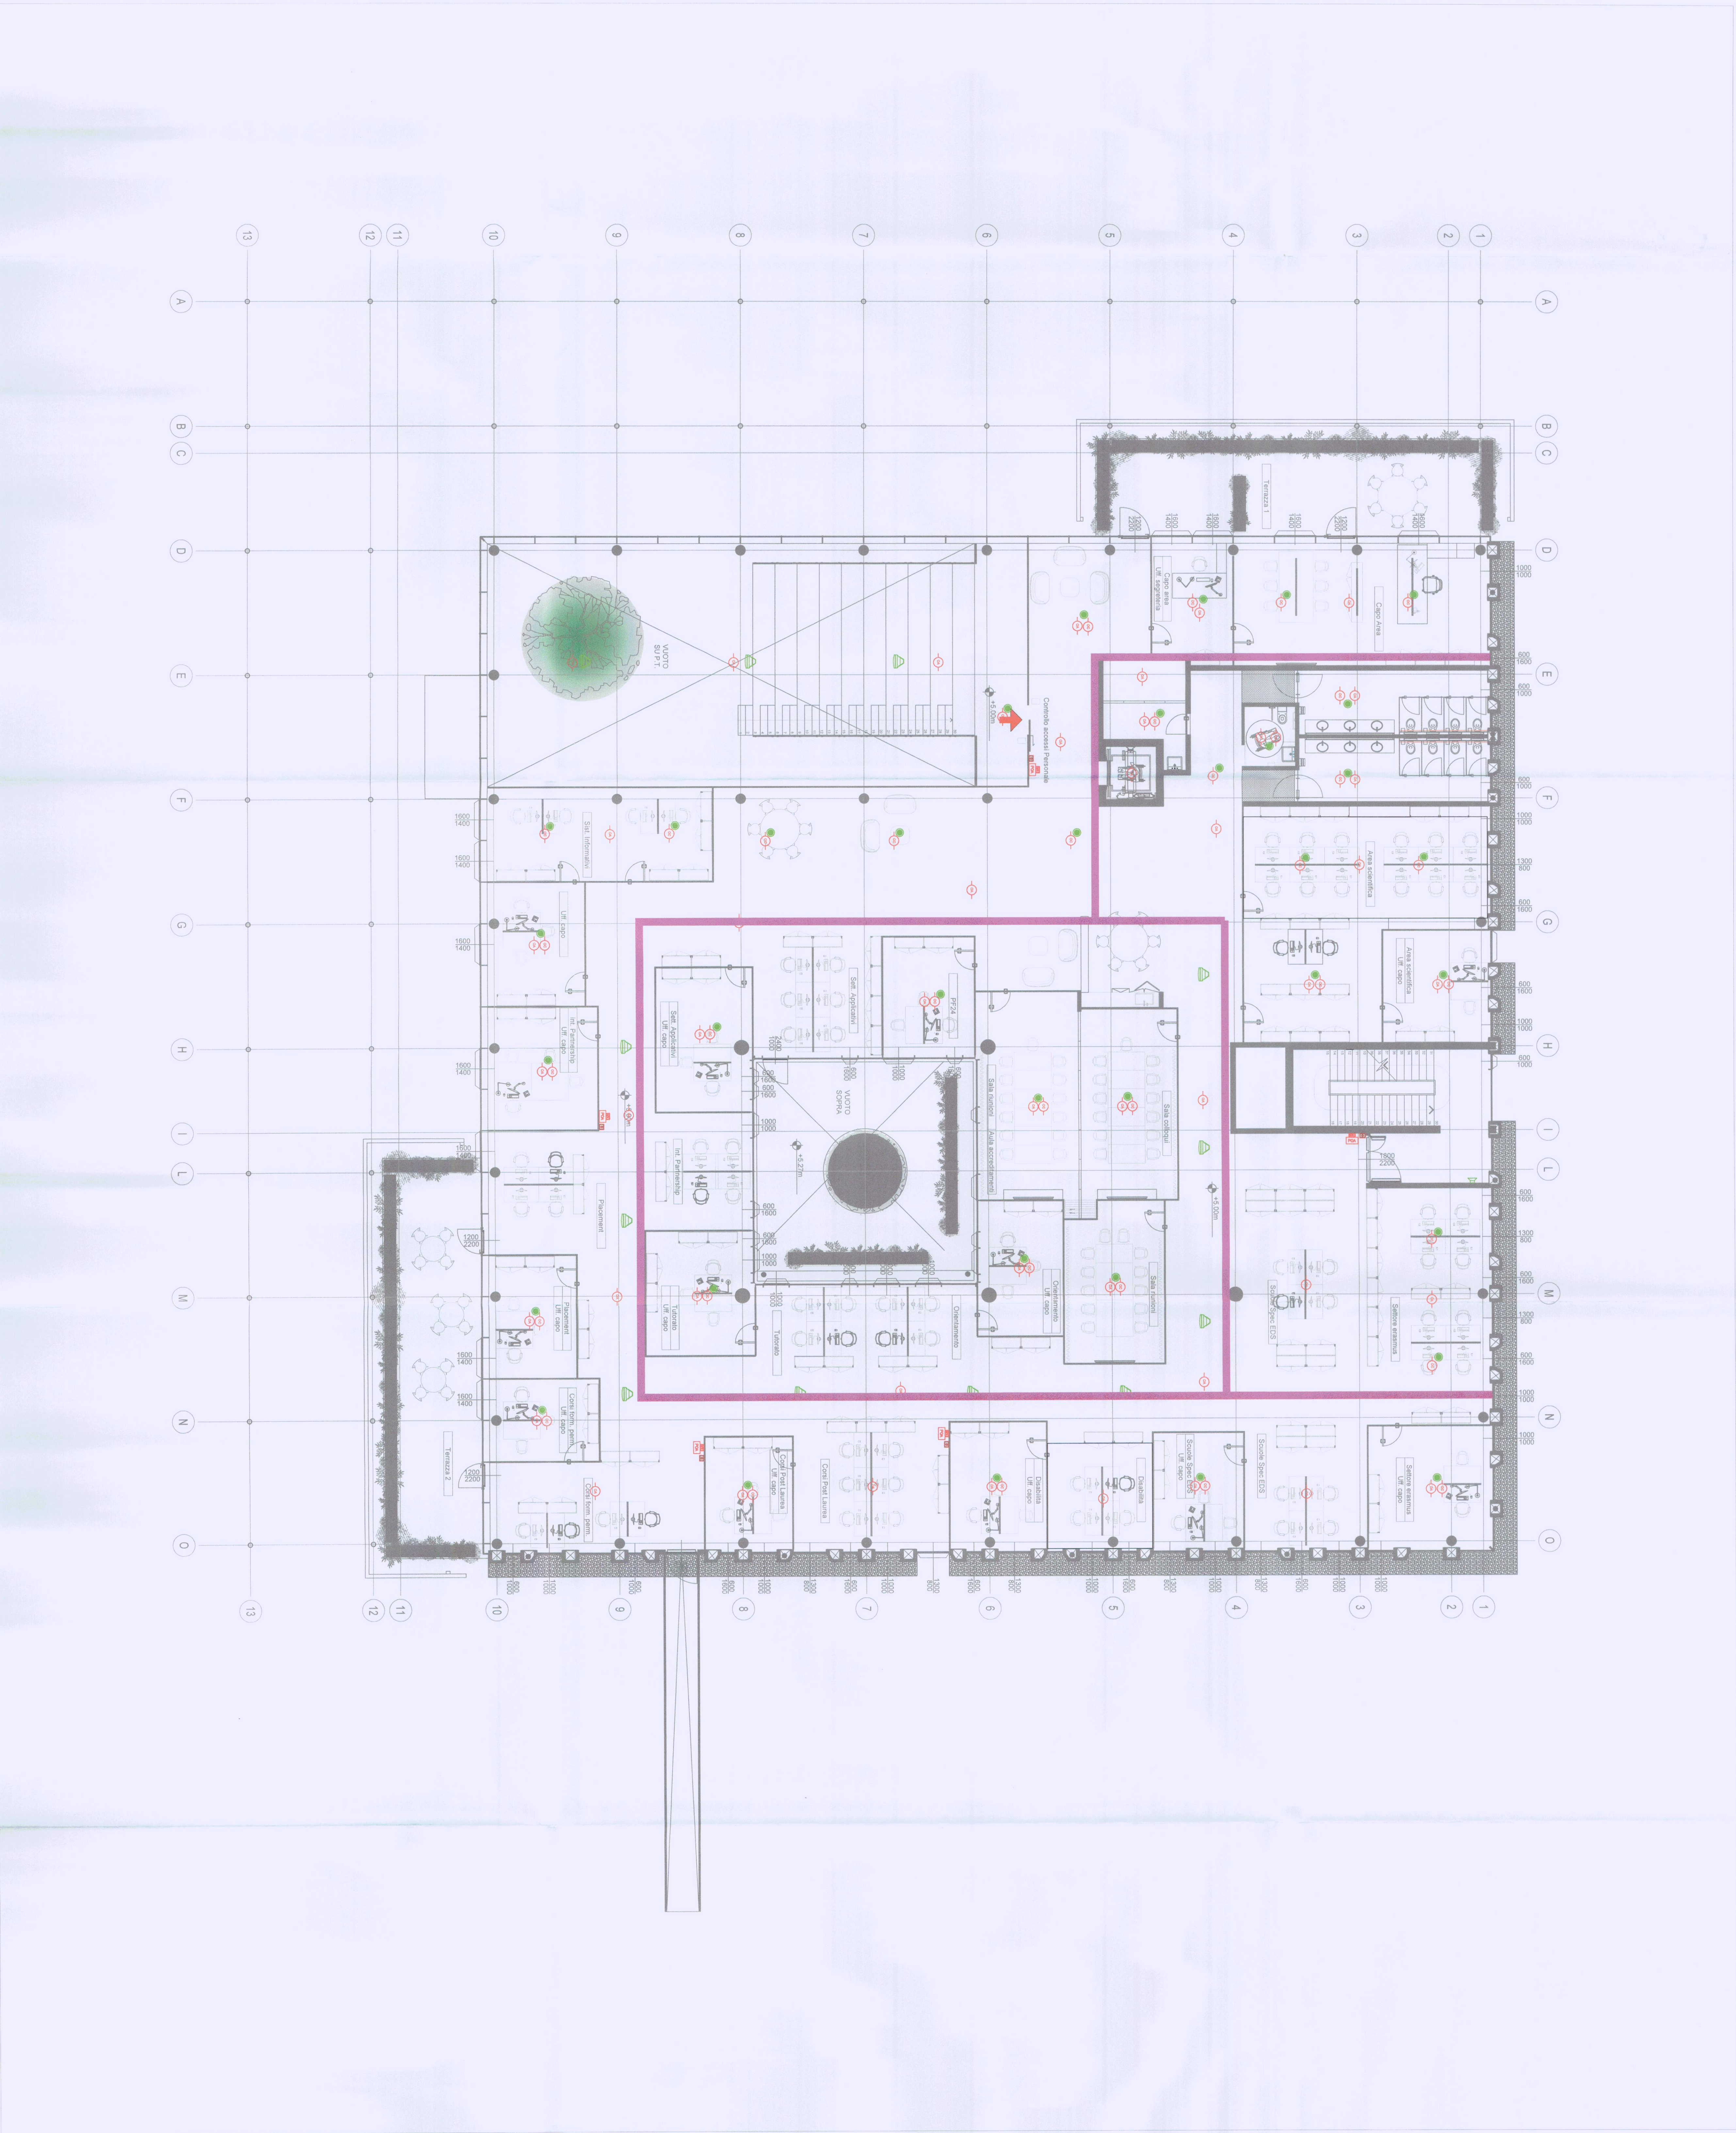

Comune di Chieti
Università degli Studi "Gabriele d'Annunzio"
- sede di Chieti

Responsabile Unico Procedimento
Arch. Gianpiero Pala

Cooperativa
Pala Associati S.r.l.
Arch. Gianpiero Pala

Titolo 8/19
VIA 800, MARINA 21
Tel. +39 0872 13511

COMUNE DI CHIETI
III SETTORE
ALTEZZA PERMESSO COSTRUIRE
N° 91
Prot. 6399 del 14.01.2021
S. GIOVANNI VESCOVO
Il RESPONSABILE TECNICO
Grem. C. Di Chieti