



Università degli Studi "Gabriele d'Annunzio"
- sede di Chieti

Responsabile Unico Procedimento
Arch. Giancarlo Laurenza

Via dei Vestini, 31
66100 Chieti (CH)
Tel: +39 0871.3551

Progetto Architettonico



Capogruppo:

Peia Associati s.r.l.

Arch. Giampiero Peia

Via Cadolini, 30
20137 Milano, (MI)
Tel: +39 02 6598647
Fax: +39 02 36554984
e-mail: info@peiaassociati.it

con:

Arch. Gianluca Buzzelli

Arch. Claudio Angelucci



Via della Pace, 42
66026 Ortona, (CH)
Tel: +39 347 1349736
e-mail: gianluca.buzzelli69@gmail.com
e-mail: claudioangelucciark@gmail.com

Timbro e Firma



Peia



Strutture ed Antincendio

**VE.MA. PROGETTI s.r.l.s.**

Ing. Domenico Masciandaro

Via Tiburtina Valeria, 132
65128 Pescara (PE)
Tel: +39 331-4198523
e-mail: strutture@vemaprogetti.com

Timbro e Firma

Impianti Meccanici ed Elettrici

**TEKSER s.r.l.**

Ing. Guido Davoglio

Via E. Caviglia, 3/a
20139 Milano (MI)
Tel: +39 02 5523 0766
e-mail: info@tekser.it

Timbro e Firma

Firmato digitalmente da

GUIDO DAVOGLIO

O = Ordine degli Ingegneri
della Provincia di Lodi
T = Ingegnere
C = IT

Acustica e impatto ambientale

Ing. Valentina Aceto

Via Austria, n. 6
87036 Rende (CS)
Tel: +39 340 1400199
e-mail: ing.valentinaceto@gmail.com

Timbro e Firma



Oggetto

PERMESSO DI COSTRUIRE

**REALIZZAZIONE NUOVO EDIFICIO SEGRETERIE STUDENTI
CAMPUS CHIETI E BAR/PUNTO RISTORO**

Chieti (CH)

Soggetto elaborati:

**IMPIANTO DI CLIMATIZZAZIONE - CANALI E TUBI - PIANO
TERRA**

N. Tavola:

IM-020

Disegnatore:

MC

Controllo:

SM

Aggiornamento

n°.00

Disegno:

21000-IM-020

Data:

26/06/2021

Approvato:

GD

Aggiorn.


26/06/2021

Scala:

1:100

Formato:

A0

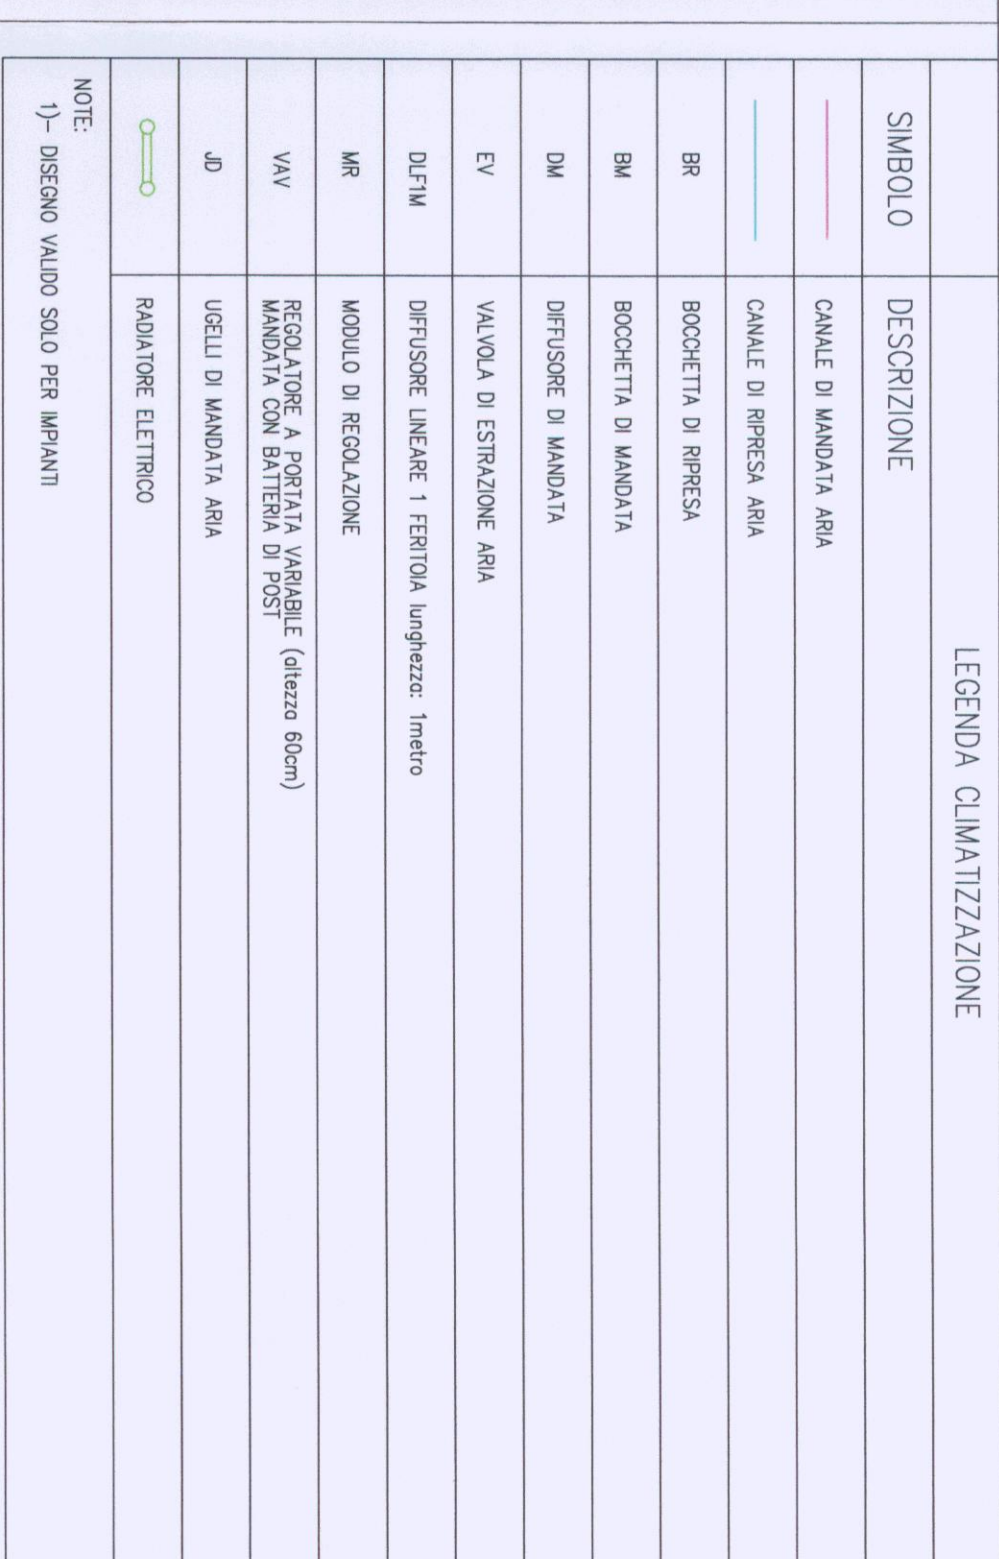

LEADERA CLIMATIZZAZIONE	
SIMBOLO	DESCRIZIONE
	CALORE IN VAPORATA ARIA
	CALORE IN FREDDA ARIA
BR	SOCIETÀ A FREDDA
BL	SOCIETÀ DI VAPORATA
MA	FRIGORIFERO DI VAPORATA
EV	VAPORATA DI ESTERNO ARIA
DUW	FRIGORIFERO INTERIORE E FRIGORIFERO VAPORATA INTERIORE
MR	MODULO DI RISCALDAMENTO
WW	MODULO DI RISCALDAMENTO (SENZA BOMBA) MODULO CON BATTERIA DI PISTE
JD	USCITA IN VAPORATA ARIA
	MODULONE ESTERNO
NOTE: * - USANDO VAPORATA SOLO PER VAPORATA	