



Università degli Studi "Gabriele d'Annunzio"
- sede di Chieti

Responsabile Unico Procedimento
Arch. Giancarlo Laurenza

Via dei Vestini, 31
66100 Chieti (CH)
Tel: +39 0871.3551

Progetto Architettonico

Capogruppo:

Peia Associati s.r.l.
Arch. Giampiero Peia

Via Cadolini, 30
20137 Milano, (MI)
Tel: +39 02 6598647
Fax: +39 02 36554984
e-mail: info@peiaassociati.it

con:

Arch. Gianluca Buzzelli
Arch. Claudio Angelucci

Via della Pace, 42
66026 Ortona, (CH)
Tel: +39 347 1349736
e-mail: gianluca.buzzelli69@gmail.com
e-mail: claudioangelucciark@gmail.com

Timbro e Firma



Firmato digitalmente da

Timbro e Firma

GUIDO DAVOGLIO
O = Ordine degli
Ingegneri della
Provincia di Lodi
T = Ingegnere
C = IT

Strutture ed Antincendio

VE.MA. PROGETTI s.r.l.s.

Ing. Domenico Masciandaro

Via Tiburtina Valeria, 132
65128 Pescara (PE)
Tel: +39 331-4198523
e-mail: strutture@vemaprogetti.com

Timbro e Firma

Impianti Meccanici ed Elettrici

TEKSER s.r.l.

Ing. Guido Davoglio

Via E. Caviglia, 3/a
20139 Milano (MI)
Tel: +39 02 5523 0766
e-mail: info@tekser.it

Acustica e impatto ambientale

Ing. Valentina Aceto

Via Austria, n. 6
87036 Rende (CS)
Tel: +39 340 1400199
e-mail: ing.valentinaceto@gmail.com

Timbro e Firma



Oggetto

PERMESSO DI COSTRUIRE

**REALIZZAZIONE NUOVO EDIFICIO SEGRETERIE STUDENTI
CAMPUS CHIETI E BAR/PUNTO RISTORO**

Chieti (CH)

Soggetto elaborati:

IMPIANTO IDRICO SANITARIO E SCARICHI - PIANO PRIMO

N. Tavola:

IM-031

Disegnatore:

MC

Controllo:

SM

Aggiornamento

n° 00

Disegno:

21000-IM-031

Data:

26/06/2021

Approvato:

GD

Aggiorn.

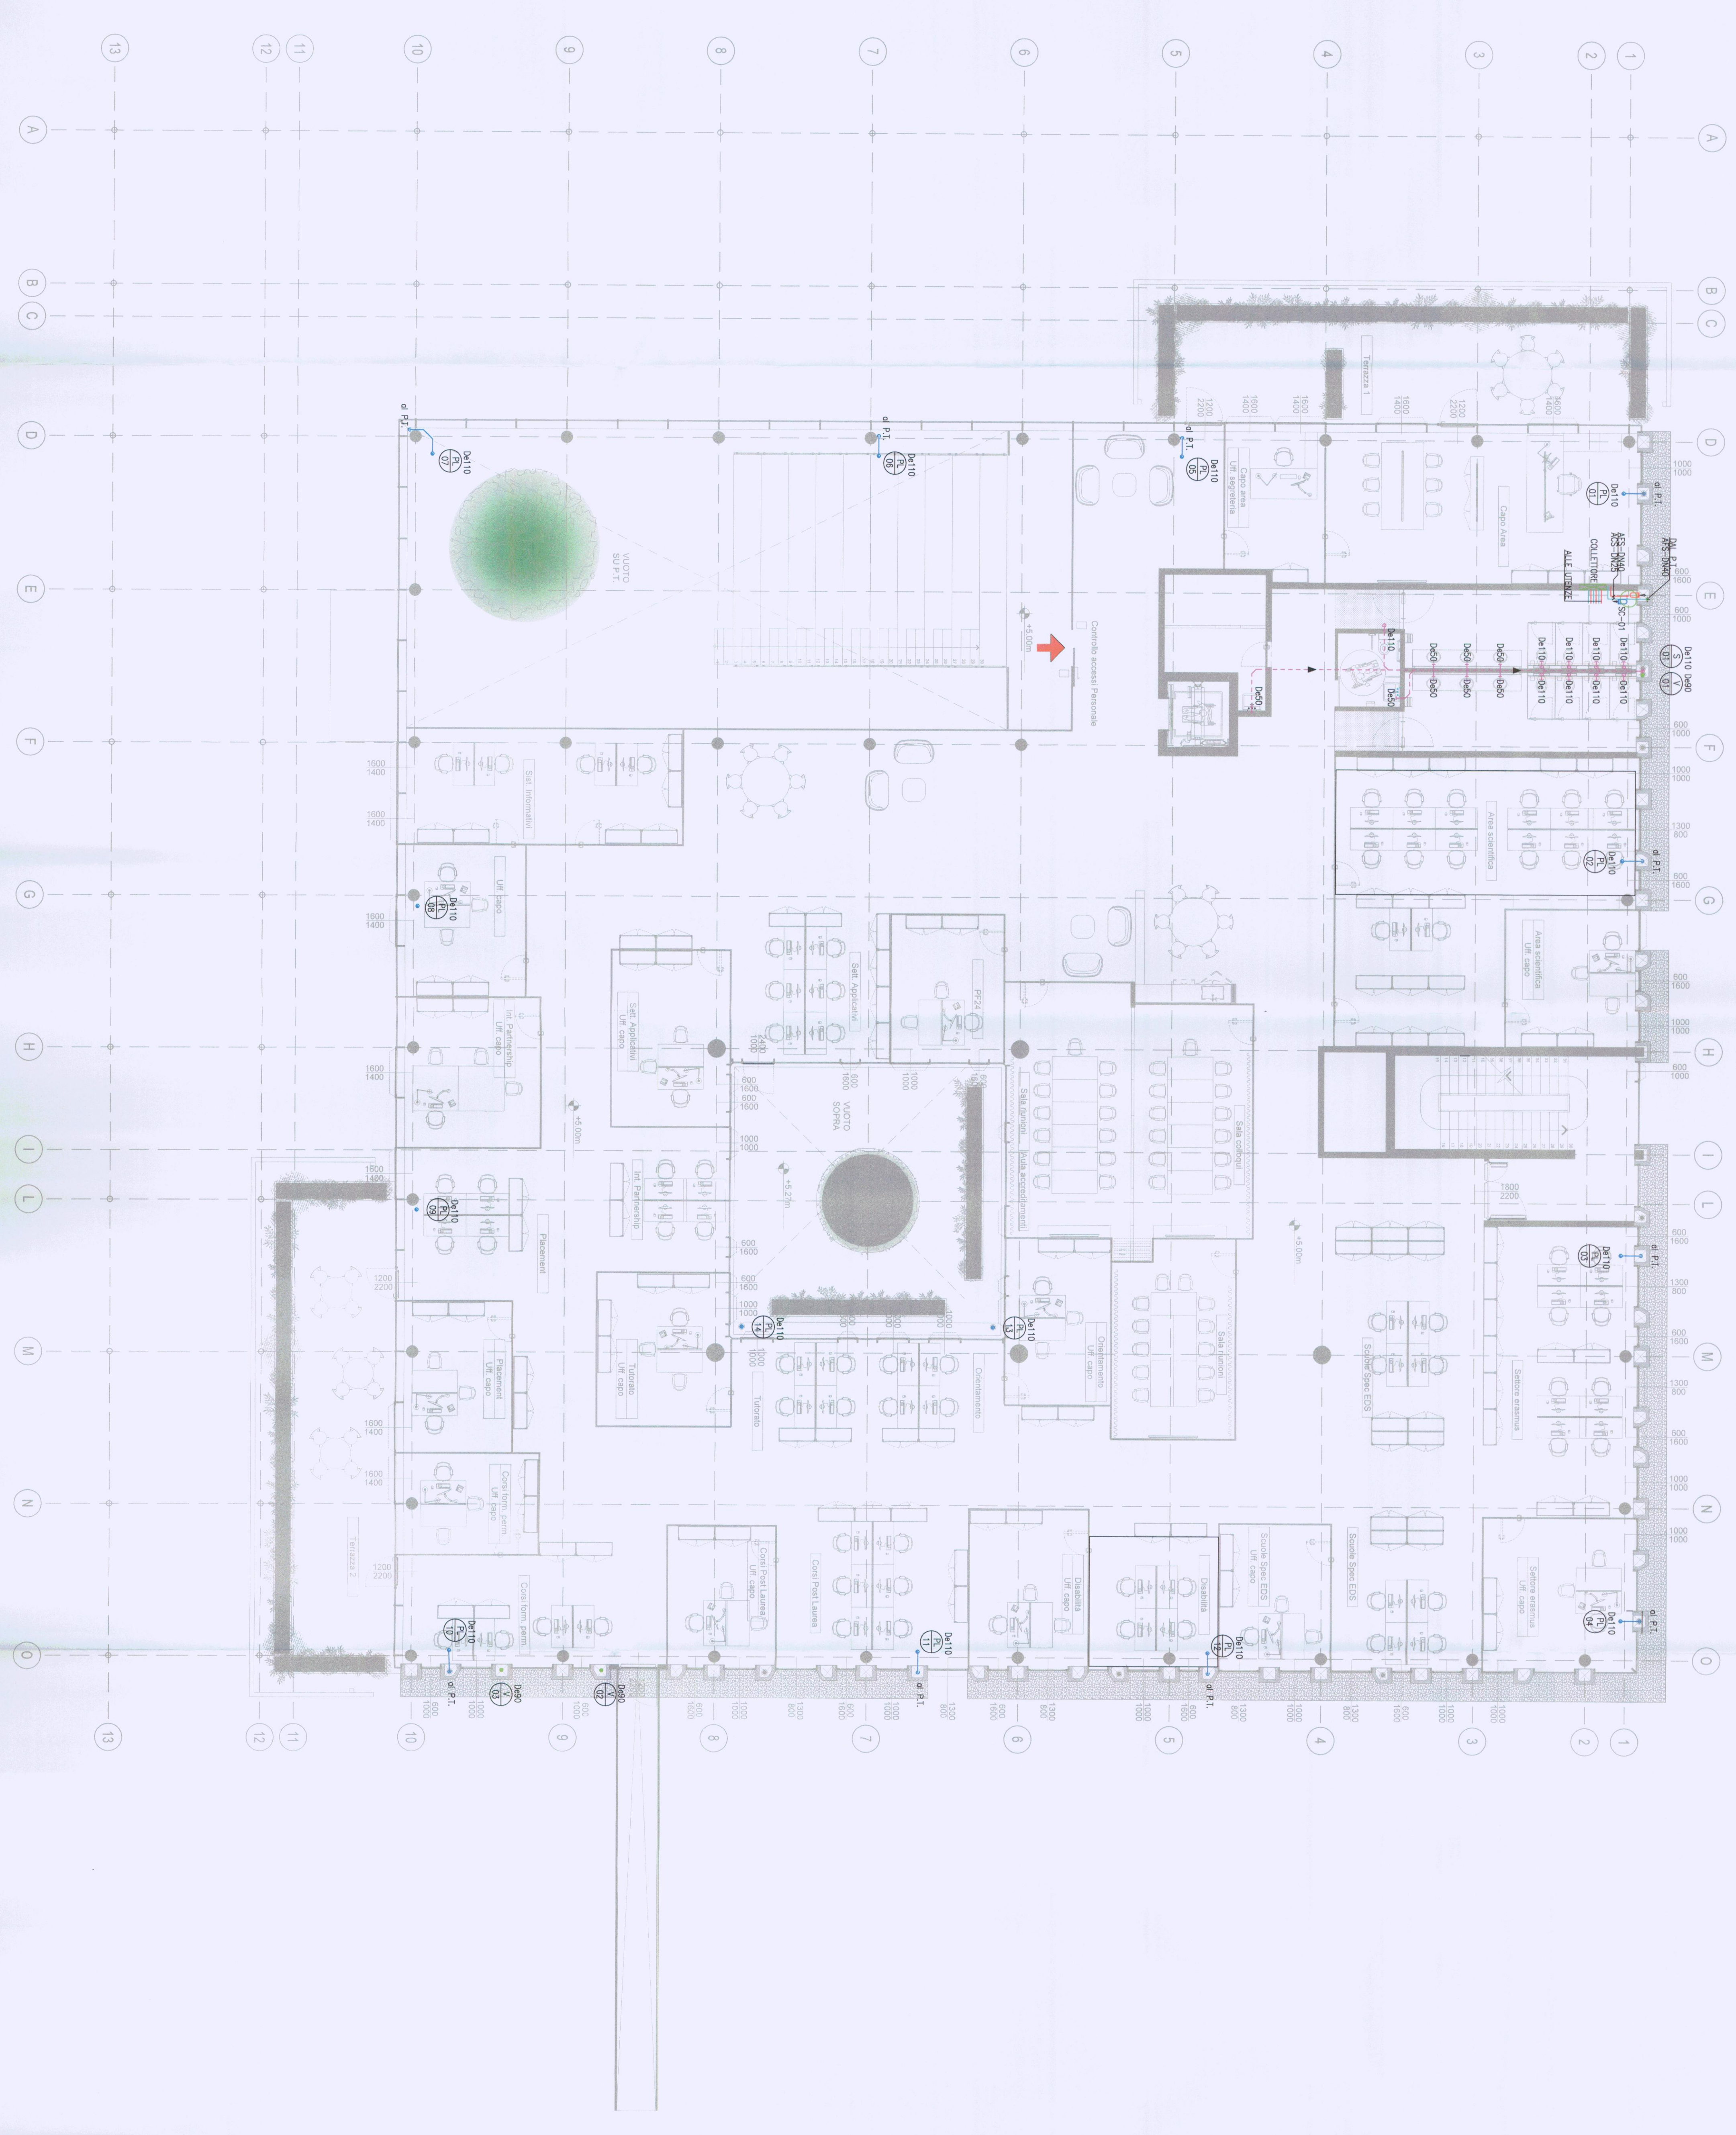
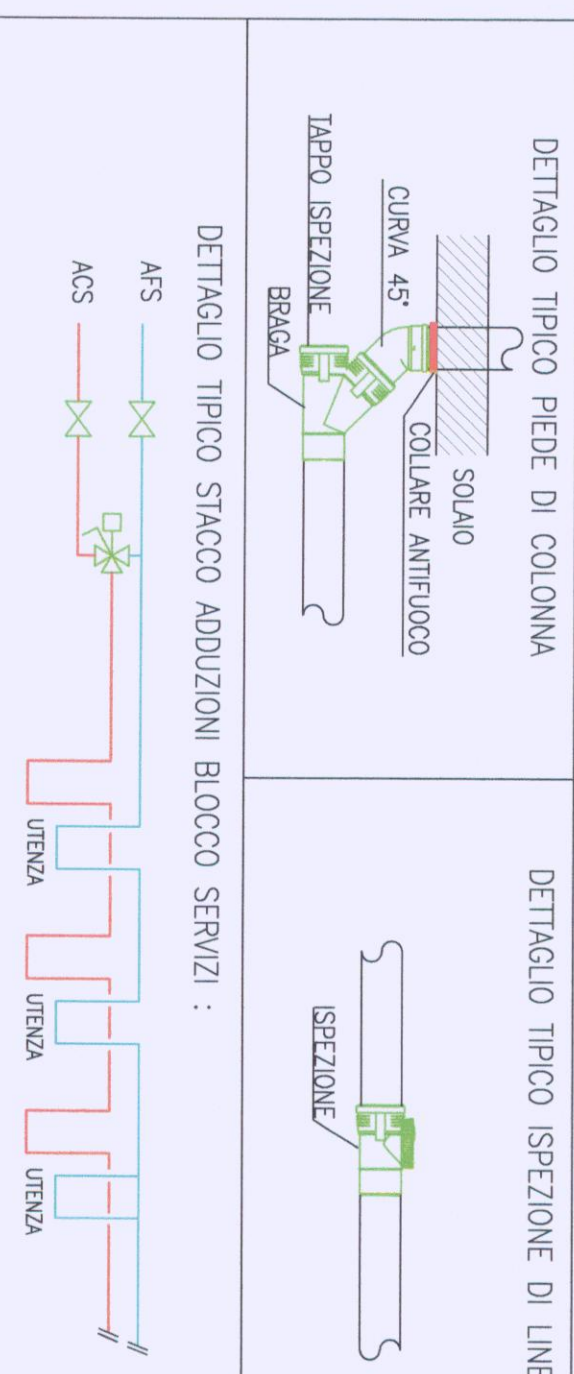
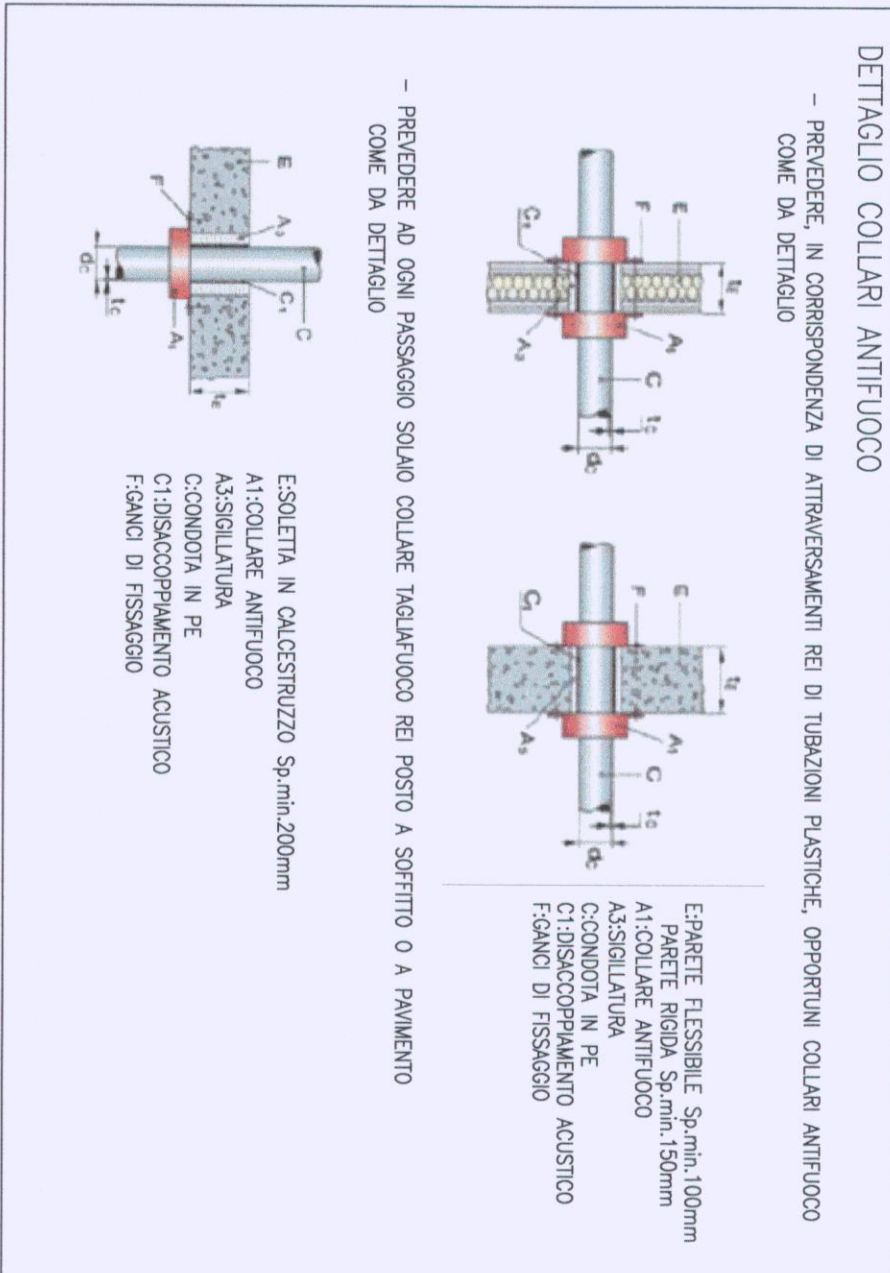
26/06/2021

Scala:

1:100

Formato:

A0

[illegible]

Università degli Studi "Gabriele d'Annunzio"
- sede di Chieti



Responsabile Unico Procedimento
Arch. Giancarlo Liberata

PEIPA Assicurati s.r.l.
Arch. Giampaolo Pala

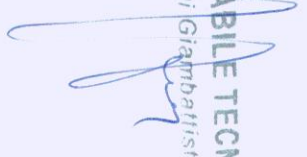
PEIPA

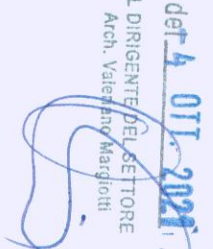
Proprietà Assolutiva

Comune di Chieti
III SETTORE
ALBERGO AL FENESTRO DI CONTINONE

N° 91

Prot. 63989 del 14.01.2011





IL RESPONSABILE TECNICO
Giovanni G. Giamberini

5.6. Emissione di Atto di
Atto di Verifica di Progetto





74018 di Vasto, 31
Tel. 0872 90951
Fax 0872 90952